


Symbol	Typ	Nazwa
	1	Oprawa LED 10,4W, 1250 lm, 4000 K, IP 20/54, kąt świecenia 56°, II klasa ochronności, SELV
	2	Oprawa LED 31W, 4700 lm, 4000 K, IP 66, I klasa ochronności
	3	Oprawa LED 22,5W, 3750 lm, 4000 K, IP 66, I klasa ochronności
	4	Oprawa LED 38W, 6350 lm, 4000 K, IP 66, I klasa ochronności
	5	Oprawa LED 28W, 4200 lm, 4000 K, IP 20, II klasa ochronności
	6	Oprawa LED 19W, 2750 lm, 4000 K, IP 20/54, kąt świecenia 60°, II klasa ochronności, SELV
	7	Oprawa LED 13,5W, 1750 lm, 4000 K, IP 44, I klasa ochronności
	8	Oprawa LED 11W, 1250 lm, 4000 K, IP 65, kąt świecenia 58°, I klasa ochronności
	9	Oprawa LED 28W, 3600 lm, 4000 K, IP 65, I klasa ochronności
	10	Oprawa LED 16W, 1850 lm, 4000 K, IP 20, kąt świecenia 55°, I klasa ochronności
	11	Oprawa LED 8W, 900 lm, 4000 K, IP 68, kąt świecenia 15°, II klasa ochronności, regulacja kąta nachylenia soczewki w zakresie 0-20°, montaż w gruncie

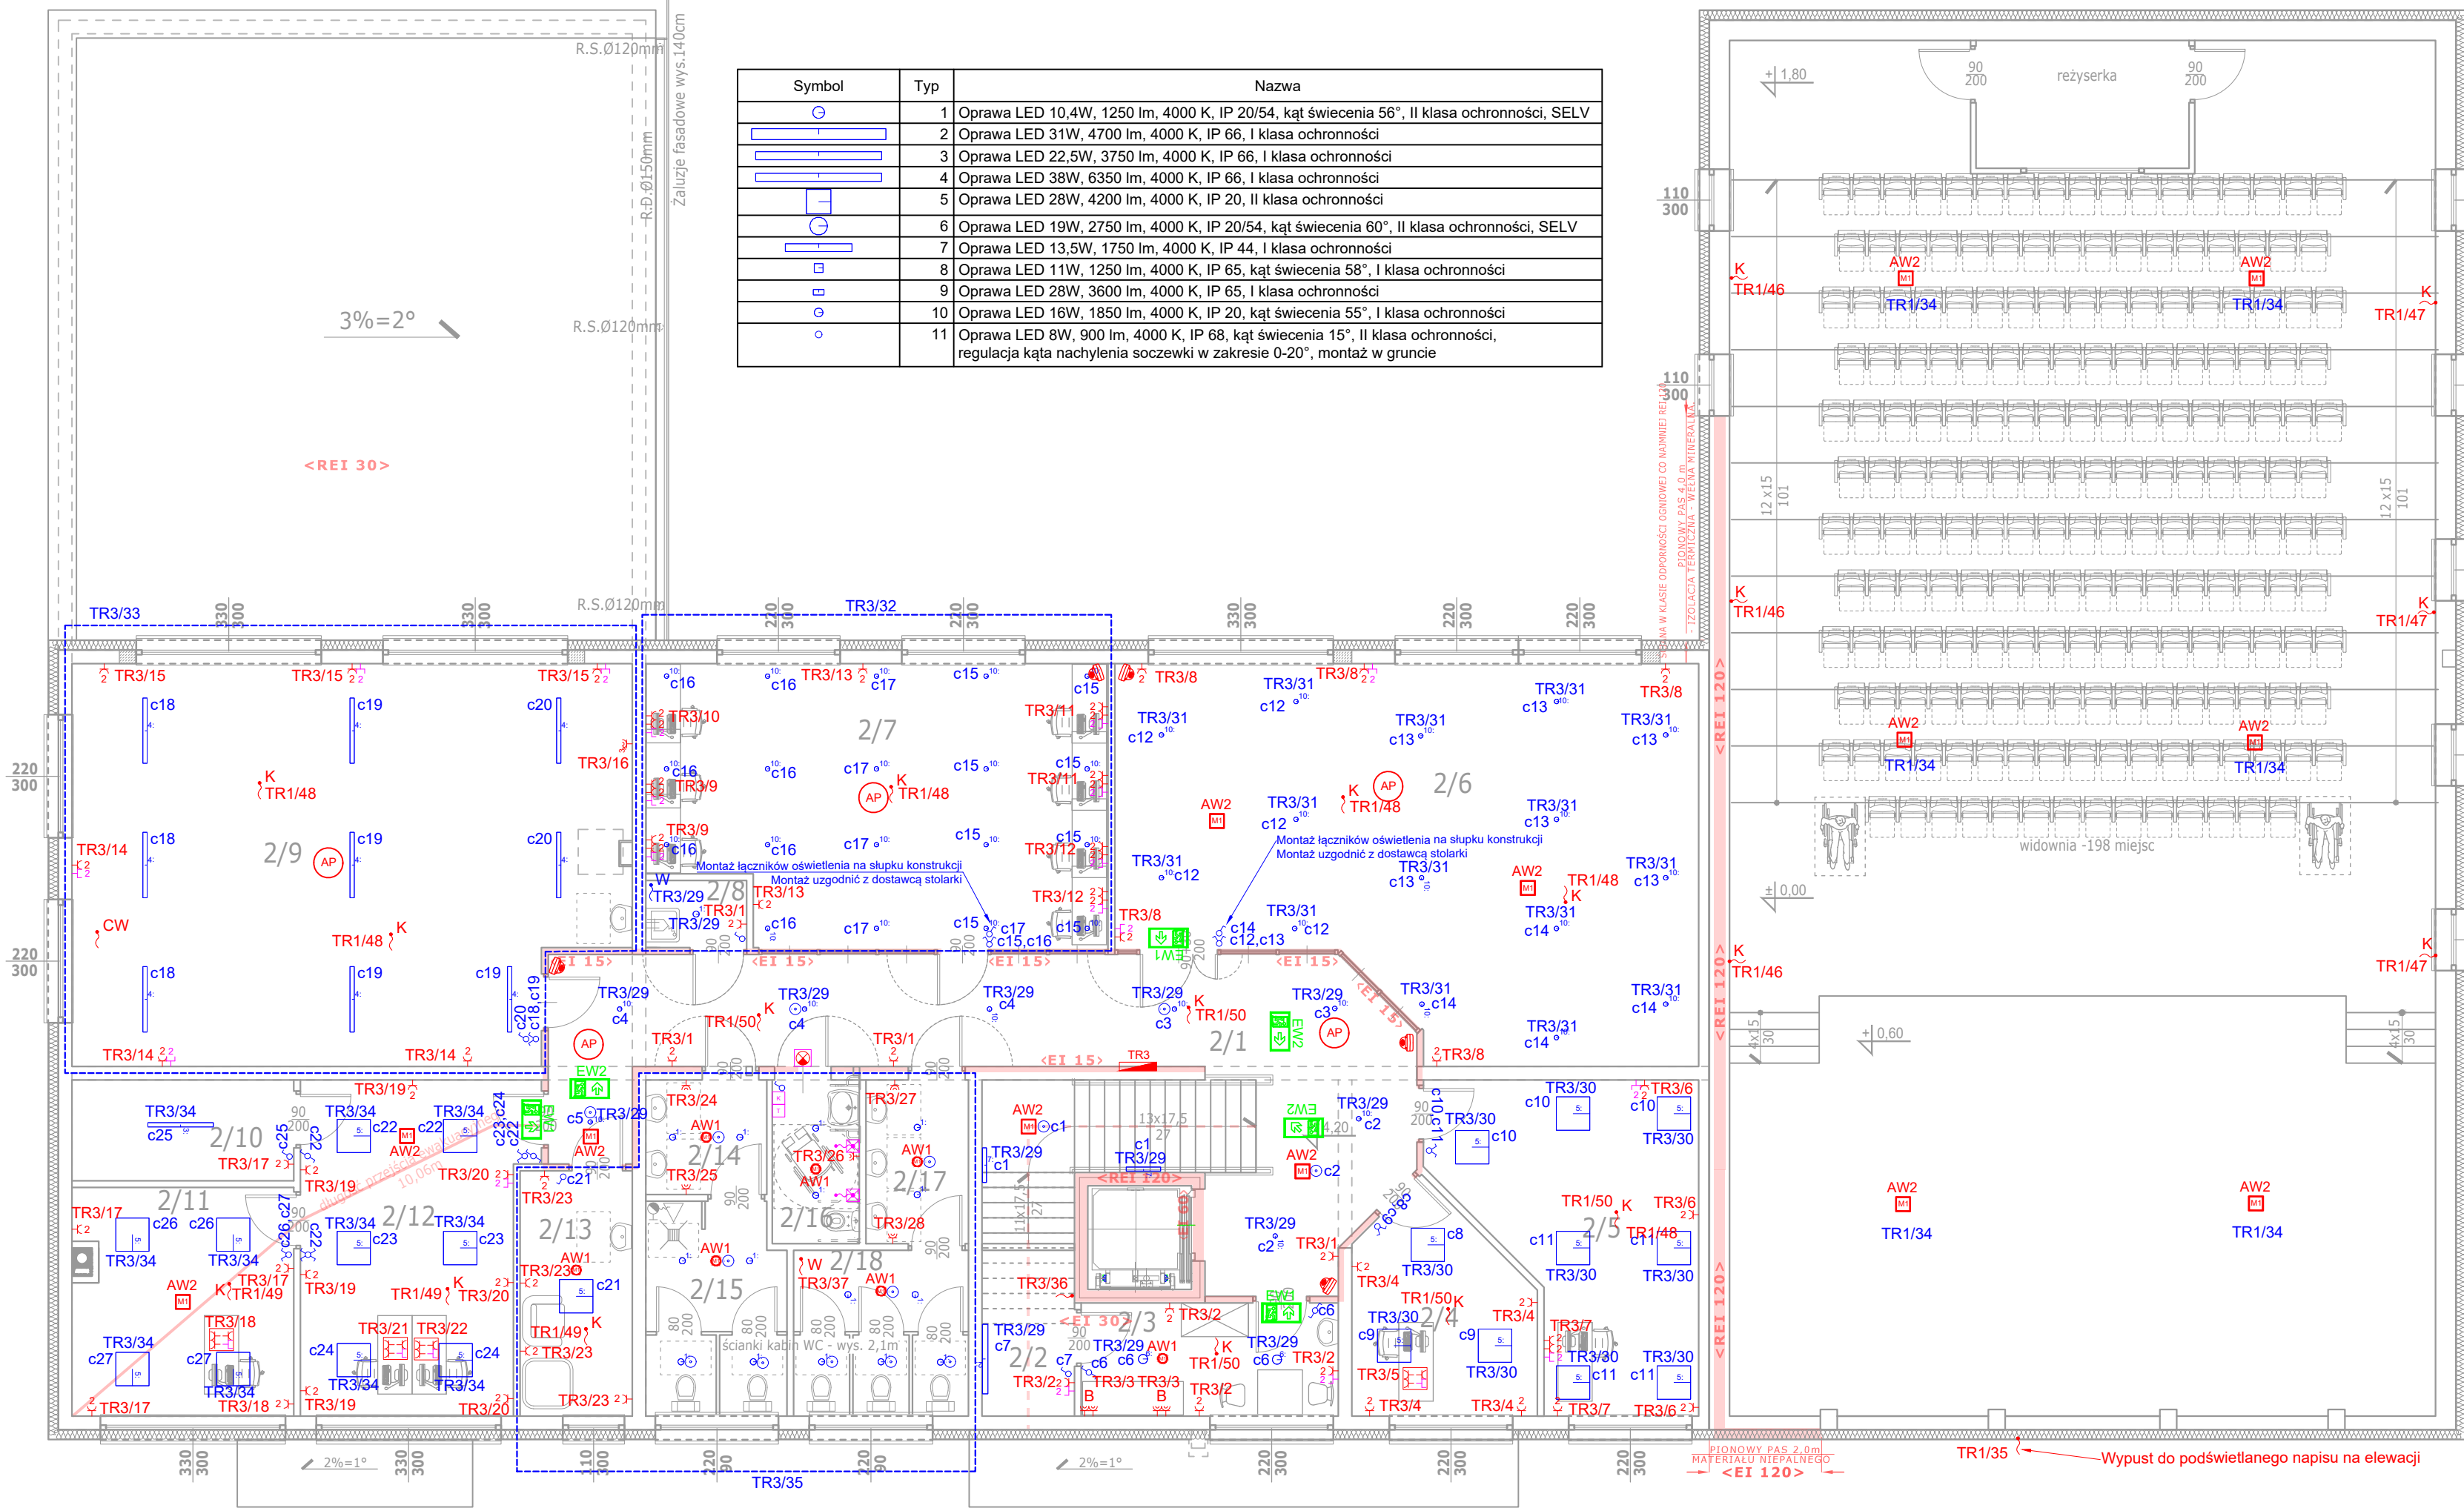

- Przeciwpowozarowy wylacznik pradu-mechanizm wylaczajacy
- Przeciwpowozarowy wylacznik pradu - przycisk
- Rozdzielnica elektryczna
- Gniazdo 400V IP 44
- Gniazdo 230V IP 44
- Gniazdo 230V
- Gniazdo 230V podwójne
- Gniazdo 230V nad blatem, h=1,1m
- Wypust kablowy
- Wypust kablowy - wentylator
- Wypust kablowy - centrala wentylacyjna
- Wypust kablowy - jedn. wewn. klimatyzacji
- Łącznik jednobiegunowy
- Łącznik świecznikowy
- Łącznik schodowy podwójny
- Łącznik schodowy
- Łącznik krzyżowy
- Przycisk zwiermy
- Czujnik ruchu i zmierzchu
- Szafa RACK
- Gniazdo internetowe 2xRJ45
- Lampka z buczkiem
- Kasownik
- Transformator systemu przyzywowego
- Przycisk z lampką
- Łącznik pociagowy
- Zestaw gniazd wraz z zabezpieczeniami
- Zestaw gniazd 3xM45 230V+2xRJ45 w puszcze podlogowej
- Kamera zewnetrzna
- Kamera wewnetrzna
- Access Point WiFi
- Lokalna szyna wyrównawcza

ZESTAWIENIE POMIESZCZEŃ PIĘTRA	
Nr	Nazwa pomieszczenia
2/1	KOMUNIKACJA
2/2	POM. TECHNCZNE (MASZYNOWNIA DZWIQU)
2/3	POM. SOCJALNE
2/4	POM. BIUOWE
2/5	POM. BIUOWE
2/6	BIBLIOTEKA
2/7	CZYTELNA
2/8	POM. PORZADKOWE
2/9	SALA WARSZTATOWA
2/10	MAGAZYN PODRECZNY
2/11	POM. BIUOWE
2/12	POM. BIUOWE
2/13	POM. DO KARMIENTA I PRZEWIJANIA DZIECI
2/14	PRZEDSIONEK W.C.
2/15	W.C. MĘSKIE
2/16	W.C. NIEPEŁNOSPRAWNCH
2/17	PRZEDSIONEK W.C.
2/18	W.C. DAMSKIE

NAZWA ZAMIERZENIA BUDOWLANEGO: BUDOWA BUDYNKU GMINNEGO CENTRUM KULTURY , ZBIORNIKA NA ŚCIEKI sanitarne o poj.10m ³ , ZBIORNIKA NA WODY OPADOWE o poj.10m ³ , 44 MIEJSC POSTOJOWYCH Z DOJAZDEM O UTWARDZONEJ NAWIERZCHNI				
ADRES: Świdry , gm. Łuków, nr ewid. działek 417/2, 417/4, 418/2, 418/4 Jedn.ewid.: 061105 2-gmina Łuków, Obręb: 0030 Świdry				
TYTUŁ: RZUT PIĘTRA		SKALA: 1:100	NUMER: E-7	
PROJEKTANT	SPECJALNOŚĆ	NR UPRAWNIEN	DATA	PODPIS
mgr inż. Dariusz Kędziora	inst. elektr.	LUB/0037/PWBE/18	11/2025	
mgr inż. Michał Kalinowski	inst. elektr.	LUB/0115/PWBE/17	11/2025	