



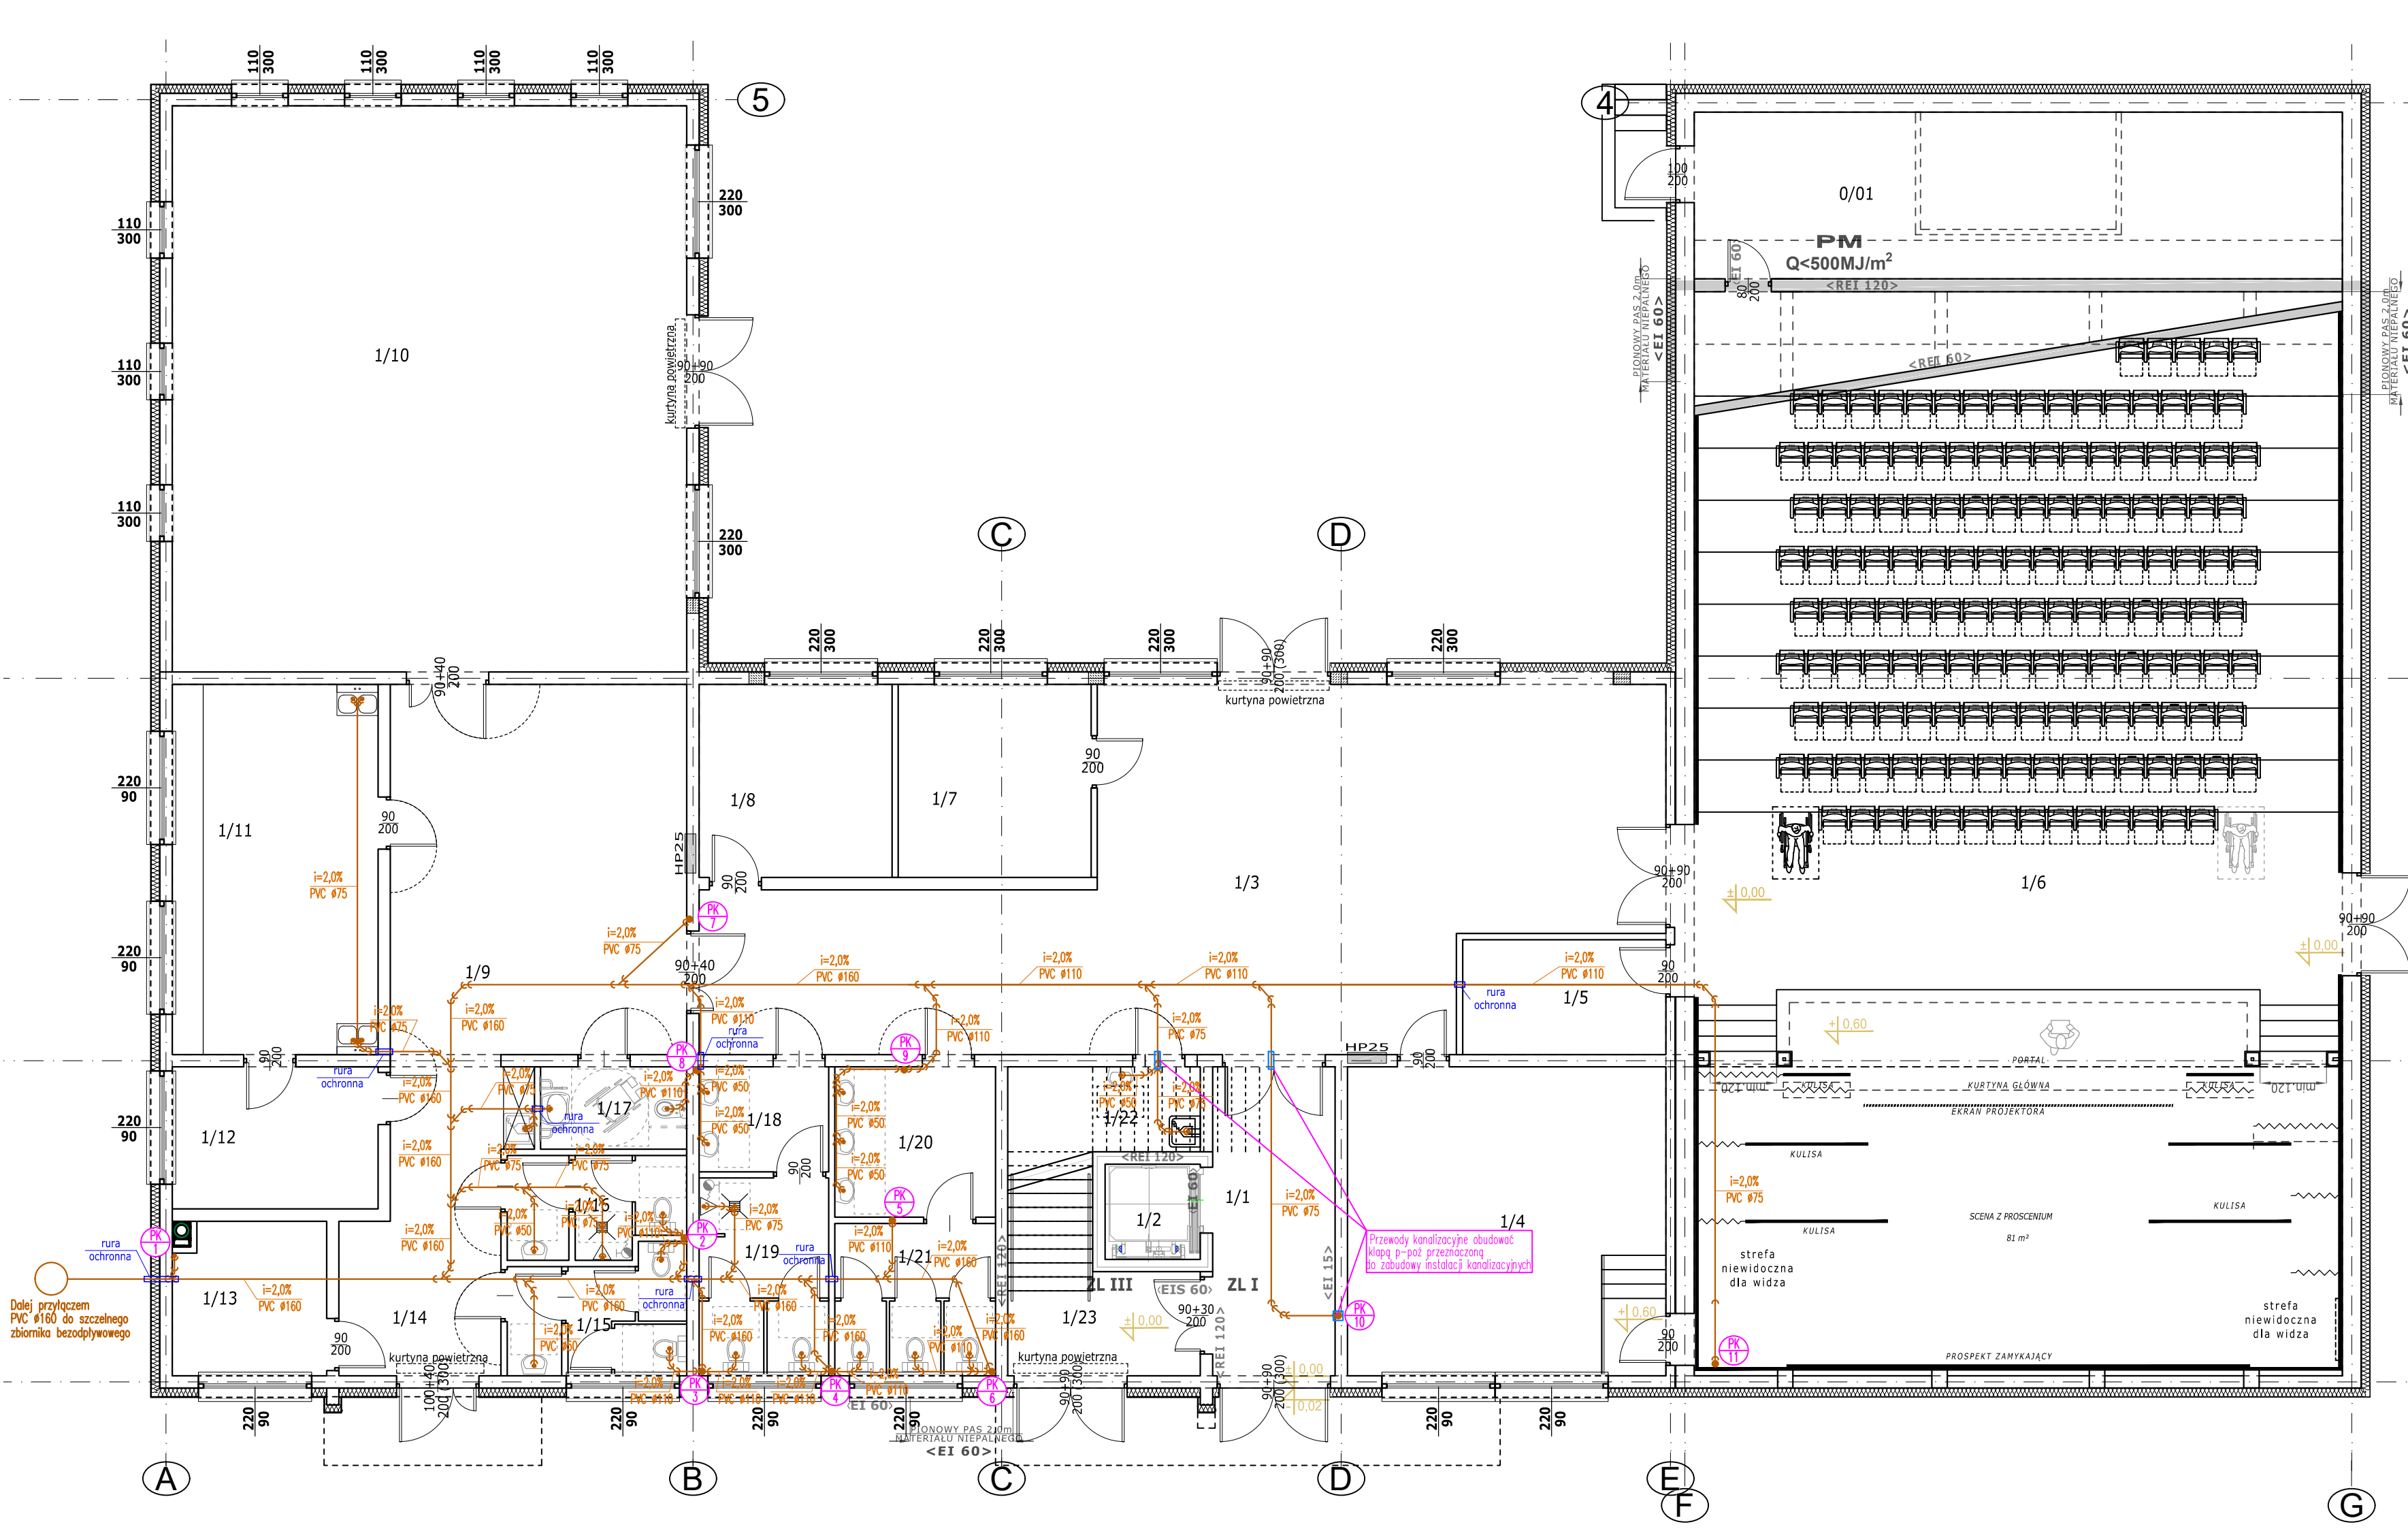

Nr	Nazwa pomieszczenia	Powierzchnia	Posadzka	Wysokość
0/01	SUTERENA - POMIESZCZENIE GOSPODARCZE	40,82 m ²	szlichta cem.	2,2m


ZESTAWIENIE POMIESZCZEŃ PARTERU				
Nr	Nazwa pomieszczenia	Powierzchnia	Posadzka	Wysokość
1/1	KOMUNIKACJA	14,28 m ²	gres	3,30m (3,78m)
1/2	DŹWIG OSOBOWY (kabina)	2,16 m ²	wykładzina PCV	2,50m
1/3	FOYER	94,65 m ²	gres	3,30m (3,78m)
1/4	ZAPLECZE SCENY	37,14 m ²	gres	3,30m (3,78m)
1/5	ZAPLECZE SALI WIDOWISKOWEJ	8,81 m ²	gres	3,30m (3,78m)
1/6	SALA WIDOWISKOWA	309,33 m ²	wg technologii	zmienna
1/7	POKÓJ BIUROWY	14,06 m ²	gres	3,30m (3,78m)
1/8	POKÓJ BIUROWY	14,06 m ²	gres	3,30m (3,78m)
1/9	FOYER	16,42 m ²	gres	3,30m (3,78m)
1/10	SALA SPOTKAŃ	110,00 m ²	gres	3,30m (3,78m)
1/11	ANEKS KUCHENNY	28,76 m ²	gres	3,30m (3,78m)
1/12	MAGAZYN	11,04 m ²	gres	3,30m (3,78m)
1/13	KOTŁOWNIA	9,00 m ²	gres	3,30m (3,78m)
1/14	KOMUNIKACJA	16,42 m ²	gres	3,30m (3,78m)
1/15	W.C. DAMSKIE	7,86 m ²	gres	3,30m (3,78m)
1/16	W.C. MĘSKIE	6,60 m ²	gres	3,30m (3,78m)
1/17	W.C. NIEPEŁNOSPRAWNCH	4,54 m ²	gres	3,30m (3,78m)
1/18	PRZEDSIONEK W.C.	5,15 m ²	gres	3,30m (3,78m)
1/19	W.C. MĘSKIE	9,66 m ²	gres	3,30m (3,78m)
1/20	PRZEDSIONEK W.C.	9,12 m ²	gres	3,30m (3,78m)
1/21	W.C. DAMSKIE	9,23 m ²	gres	3,30m (3,78m)
1/22	POM. PORZĄDKOWE	3,00 m ²	gres	3,30m (3,78m)
1/23	KOMUNIKACJA	14,12 m ²	gres	3,30m (3,78m)
Suma powierzchni		741,29 m ²		

NAZWA ZAMIERZENIA BUDOWLANEGO: BUDOWA BUDYNKU GMINNEGO CENTRUM KULTURY , ZBIORNIKA NA ŚCIEKI sanitarne o poj.10m ³ , ZBIORNIKA NA WODY OPADOWE o poj.10m ³ , 44 MIEJSC POSTOJOWYCH Z DOJAZDEM O UTWARDZONEJ NAWIERZCHNI			
ADRES: Świdry , gm. Łuków, nr ewid. działek 417/2, 417/4, 418/2, 418/4 Jedn.ewid.: 061105_2-gmina Łuków, Obręb: 0030 Świdry			
TYTUŁ: KANALIZACJA SANITARNA PARTERU	SKALA: 1:100	NUMER: S-1	
PROJEKTANT MIROSLAWA KOBYLIŃSKA	NR UPRAWNIEN 278/Lb/99	SPECJALNOŚĆ inst. sanitarne	DATA 11 / 2025
SPRAWDZAJĄCY ŁUKASZ BORKOWSKI	LUB/0061/PWBS/17	inst. sanitarne	11 / 2025

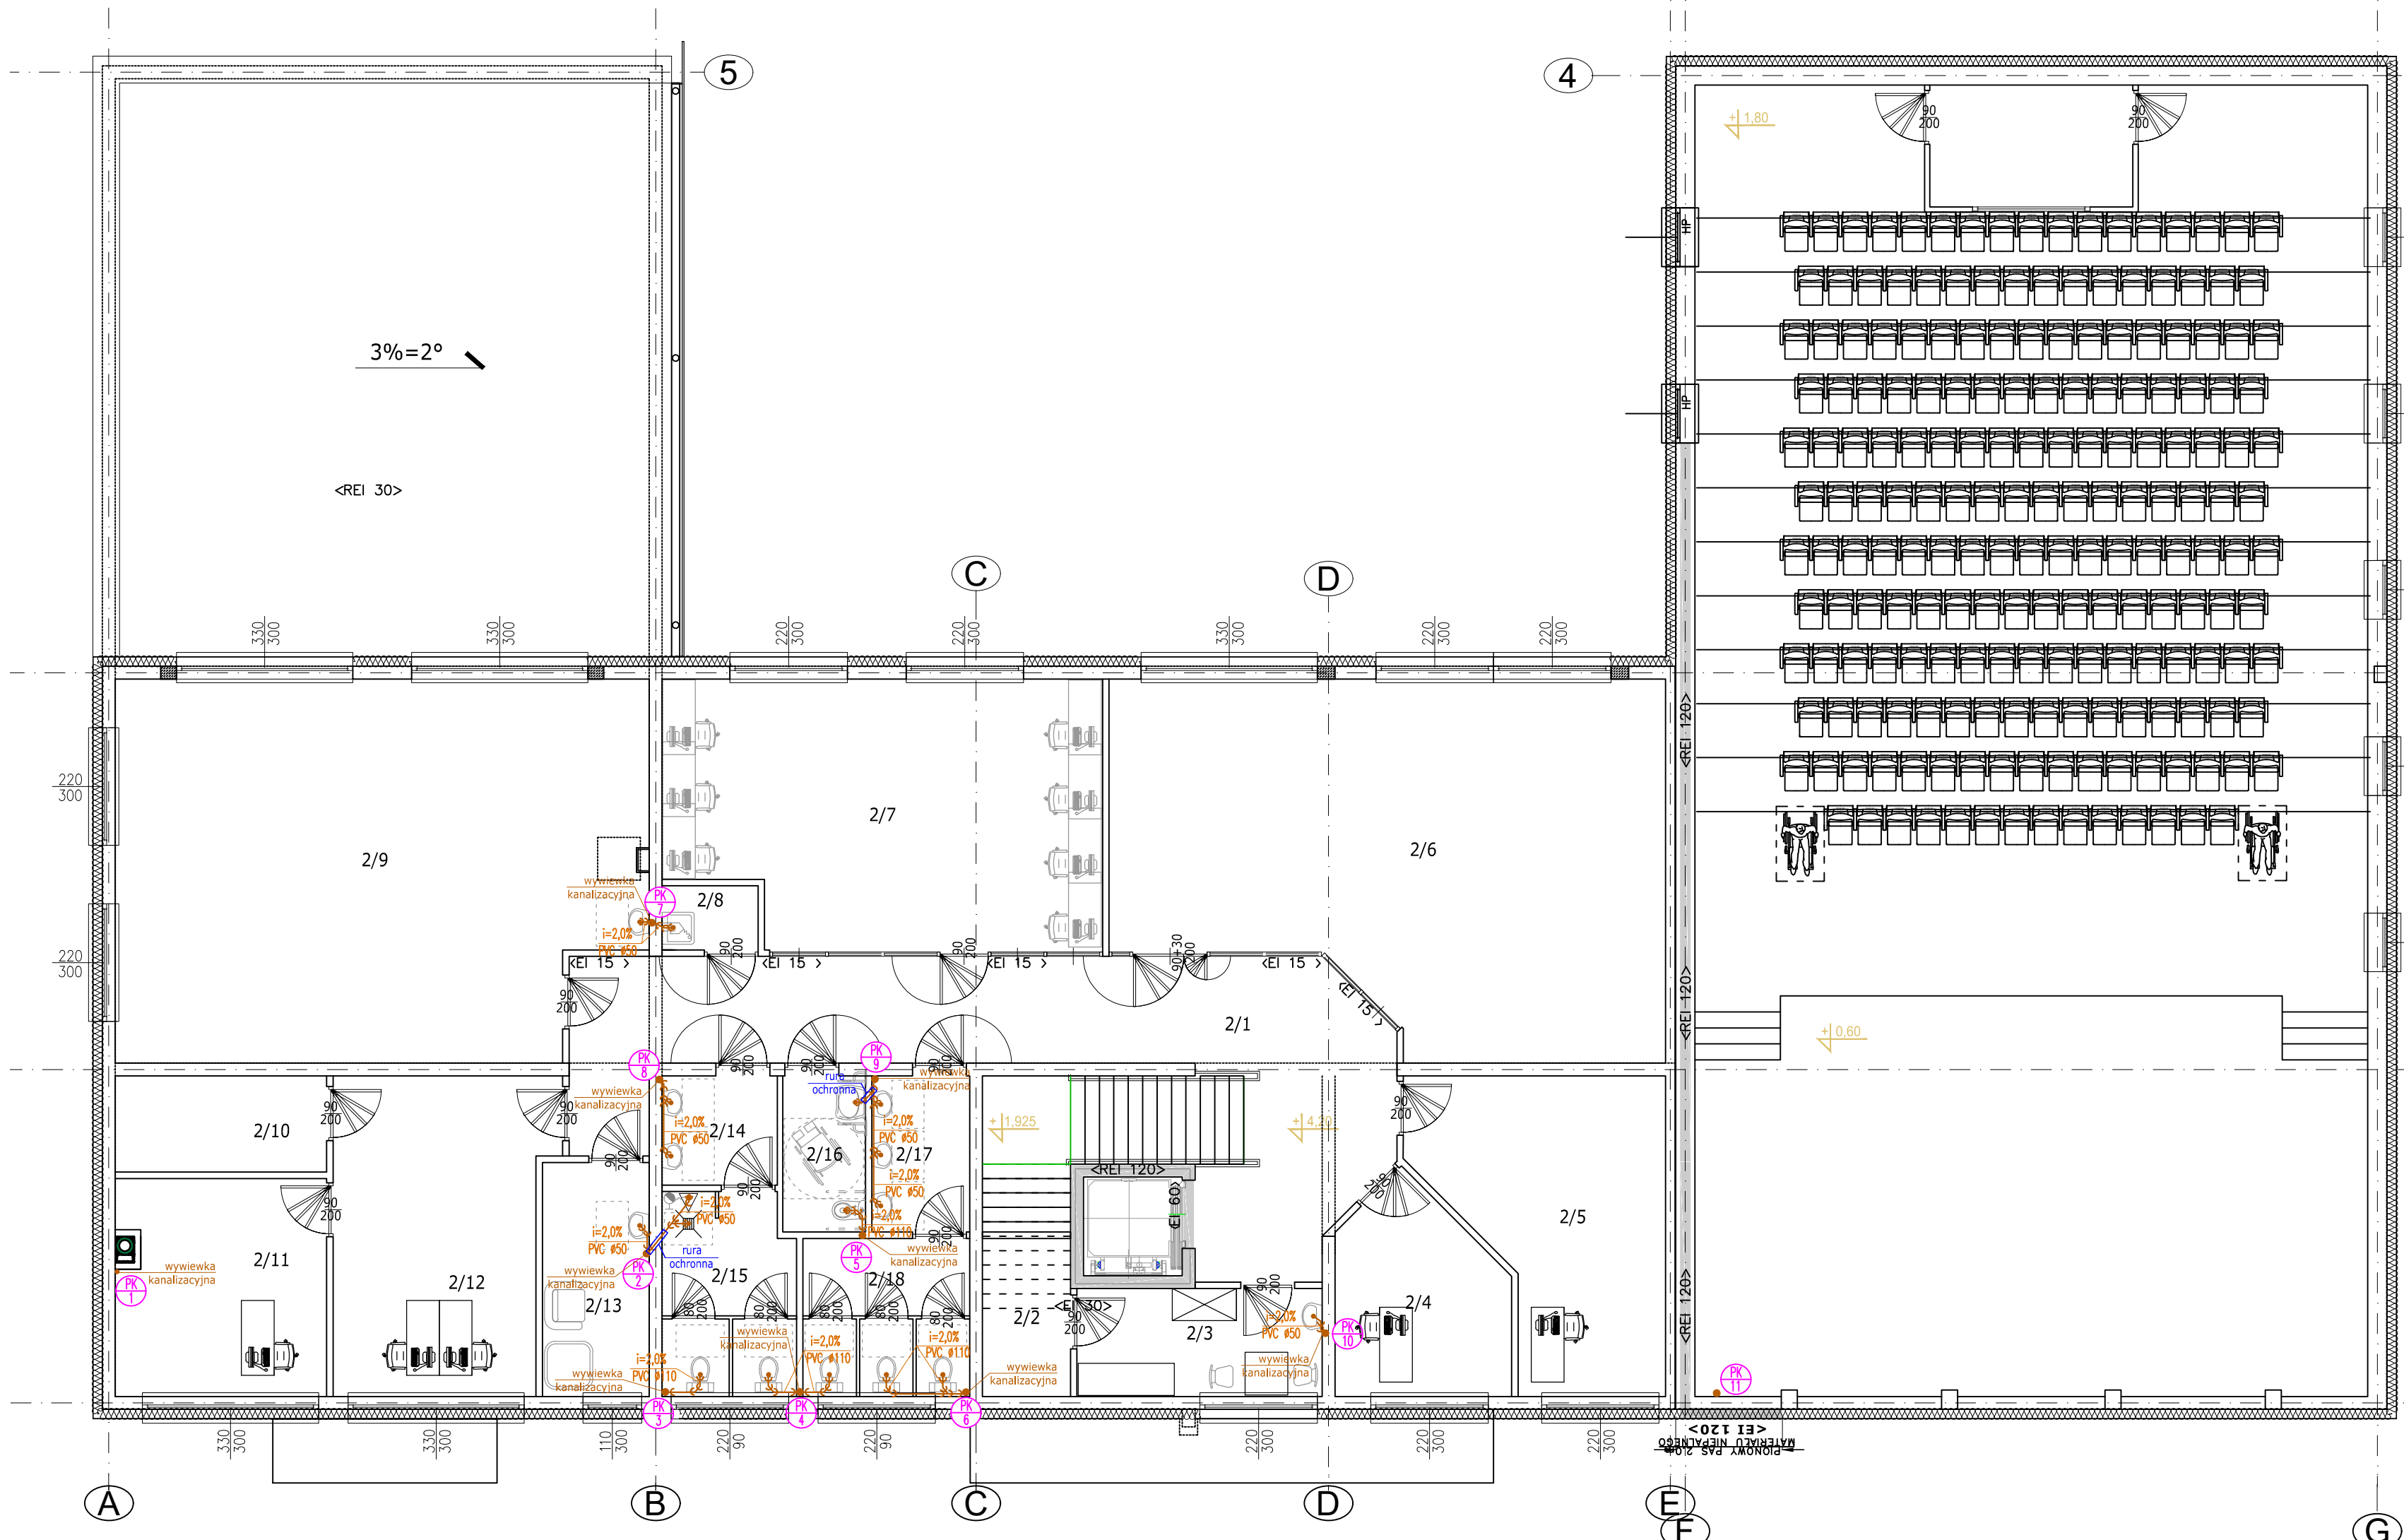

ZESTAWIENIE POMIESZCZEŃ PIĘTRA				
Nr	Nazwa pomieszczenia	Powierzchnia	Posadzka	Wysokość
2/1	KOMUNIKACJA	52,51 m ²	gres	
2/2	POM. TECHNCZNE (MASZYNOWNIA DŹWIGU)	4,89 m ²	gres	3,0m (3,43m)
2/3	POM. SOCJALNE	9,27 m ²	gres	3,0m (3,43m)
2/4	POM. BIUROWE	11,38 m ²	gres	3,0m (3,43m)
2/5	POM. BIUROWE	22,21 m ²	gres	3,0m (3,43m)
2/6	BIBLIOTEKA	64,32 m ²	gres	3,0m (3,43m)
2/7	CZYTEL尼亚	39,29 m ²	gres	3,0m (3,43m)
2/8	POM. PORZĄDKOWE	2,16 m ²	gres	3,0m (3,43m)
2/9	SALA WARSZTATOWA	68,47 m ²	gres	3,0m (3,43m)
2/10	MAGAZYN PODRĘCZNY	7,13 m ²	gres	3,0m (3,43m)
2/11	POM. BIUROWE	16,16 m ²	gres	3,0m (3,43m)
2/12	POM. BIUROWE	23,55 m ²	gres	3,0m (3,43m)
2/13	POM. DO KARMIENTA I PRZEWIJANIA DZIECI	8,76 m ²	gres	3,0m (3,43m)
2/14	PRZEDSIONEK W.C.	4,41 m ²	gres	3,0m (3,43m)
2/15	W.C. MĘSKIE	9,35 m ²	gres	3,0m (3,43m)
2/16	W.C. NIEPEŁNOSPRAWNCH	4,53 m ²	gres	3,0m (3,43m)
2/17	PRZEDSIONEK W.C.	5,35 m ²	gres	3,0m (3,43m)
2/18	W.C. DAMSKIE	9,23 m ²	gres	3,0m (3,43m)
Suma powierzchni		362,96 m ²		

NAZWA ZAMIERZENIA BUDOWLANEGO: BUDOWA BUDYNKU GMINNEGO CENTRUM KULTURY , ZBIORNIKA NA ŚCIEKI sanitarne o poj.10m ³ , ZBIORNIKA NA WODY OPADOWE o poj.10m ³ , 44 MIEJSC POSTOJOWYCH Z DOJAZDEM O UTWARDZONEJ NAWIERZCHNI				
ADRES: Świdry , gm. Łuków, nr ewid. działek 417/2, 417/4, 418/2, 418/4 Jedn.ewid.: 061105_2-gmina Łuków, Obręb: 0030 Świdry				
TYTUŁ: KANALIZACJA SANITARNA PIĘTRA		SKALA: 1:100	NUMER: S-2	
PROJEKTANT	NR UPRAWNIEN	SPECJALNOŚĆ	DATA	PODPIS
MIROSLAWA KOBYLIŃSKA	278/Lb/99	inst. sanitarne	11 / 2025	
SPRAWDZAJĄCY				
ŁUKASZ BORKOWSKI	LUB/0061/PWBS/17	inst. sanitarne	11 / 2025	

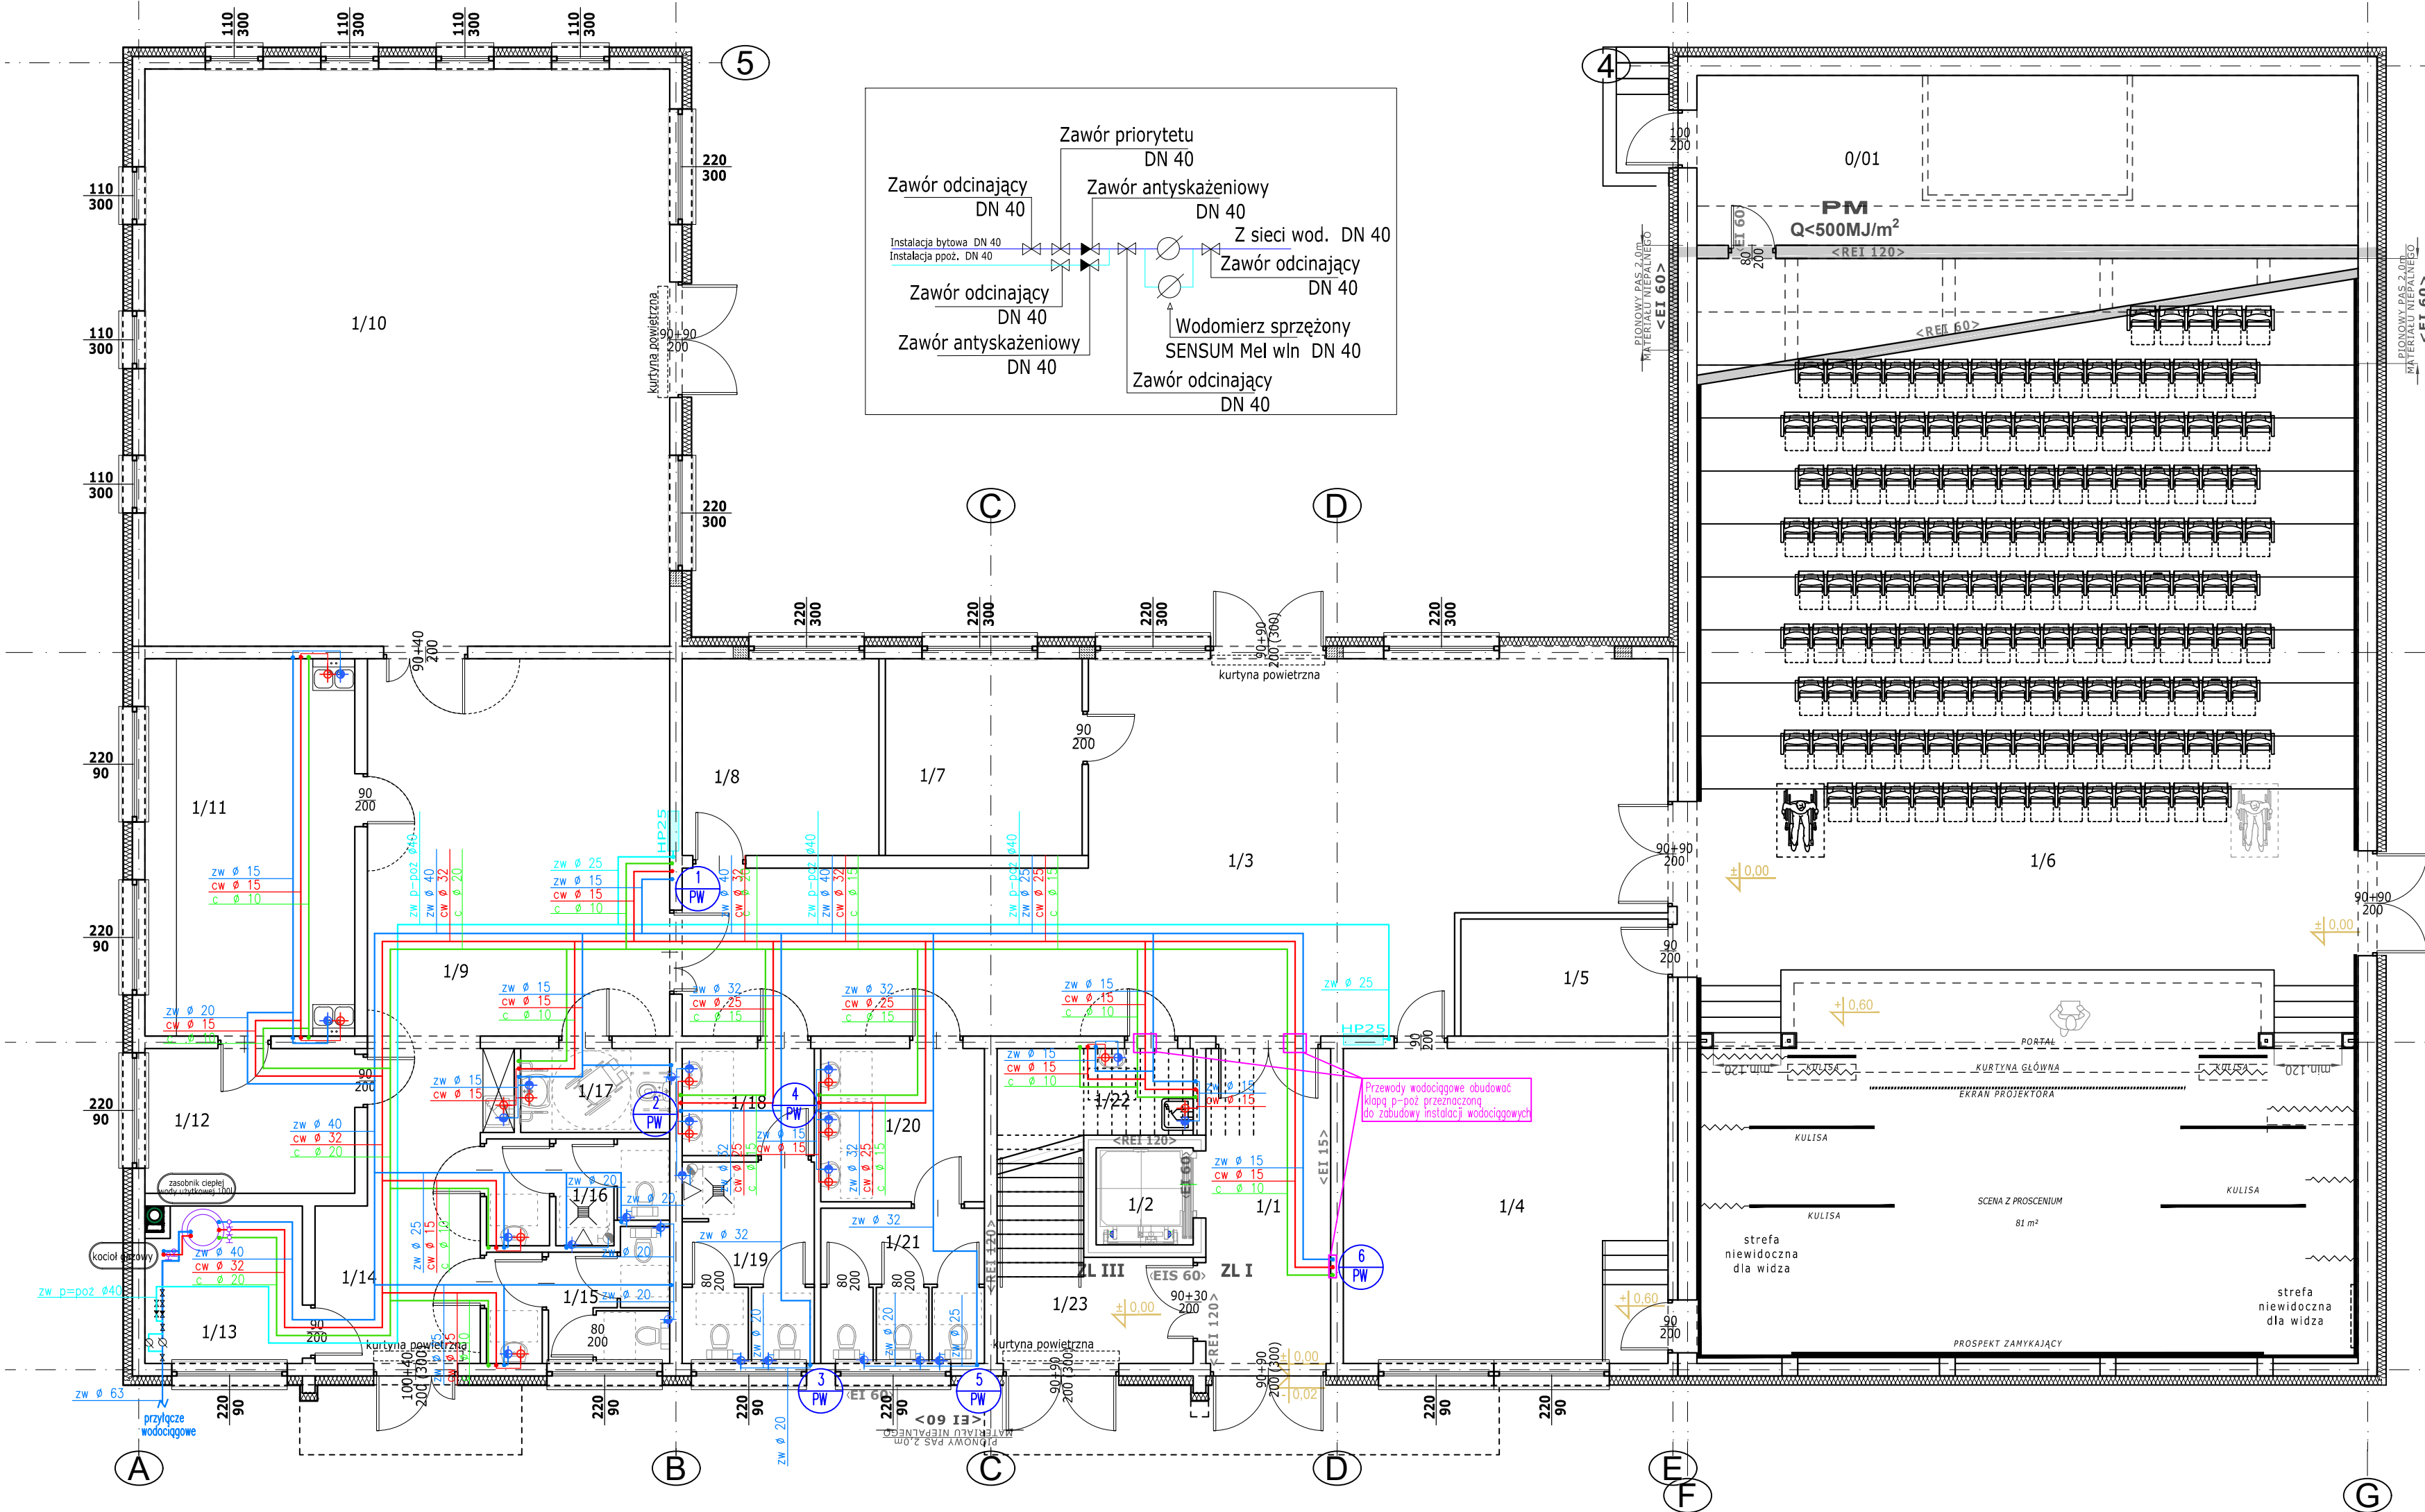

Nr	Nazwa pomieszczenia	Powierzchnia	Posadzka	Wysokość
0/01	SUTERENA - POMIESZCZENIE GOSPODARCZE	40,82 m ²	szlichta cem.	2,2m

ZESTAWIENIE POMIESZCZEŃ PARTERU				
Nr	Nazwa pomieszczenia	Powierzchnia	Posadzka	Wysokość
1/1	KOMUNIKACJA	14,28 m ²	gres	3,30m (3,78m)
1/2	DŹWIG OSOBOWY (kabina)	2,16 m ²	wykładzina PCV	2,50m
1/3	FOYER	94,65 m ²	gres	3,30m (3,78m)
1/4	ZAPLECZE SCENY	37,14 m ²	gres	3,30m (3,78m)
1/5	ZAPLECZE SALI WIDOWISKOWEJ	8,81 m ²	gres	3,30m (3,78m)
1/6	SALA WIDOWISKOWA	309,33 m ²	wg technologii	zmienna
1/7	POKÓJ BIUROWY	14,06 m ²	gres	3,30m (3,78m)
1/8	POKÓJ BIUROWY	14,06 m ²	gres	3,30m (3,78m)
1/9	FOYER	16,42 m ²	gres	3,30m (3,78m)
1/10	SALA SPOTKAŃ	110,00 m ²	gres	3,30m (3,78m)
1/11	ANEKS KUCHENNY	28,76 m ²	gres	3,30m (3,78m)
1/12	MAGAZYN	11,04 m ²	gres	3,30m (3,78m)
1/13	KOTŁOWNIA	9,00 m ²	gres	3,30m (3,78m)
1/14	KOMUNIKACJA	16,42 m ²	gres	3,30m (3,78m)
1/15	W.C. DAMSKIE	7,86 m ²	gres	3,30m (3,78m)
1/16	W.C. MĘSKIE	6,60 m ²	gres	3,30m (3,78m)
1/17	W.C. NIEPEŁNOSPRAWNCH	4,54 m ²	gres	3,30m (3,78m)
1/18	PRZEDSIÓNEK W.C.	5,15 m ²	gres	3,30m (3,78m)
1/19	W.C. MĘSKIE	9,66 m ²	gres	3,30m (3,78m)
1/20	PRZEDSIÓNEK W.C.	9,12 m ²	gres	3,30m (3,78m)
1/21	W.C. DAMSKIE	9,23 m ²	gres	3,30m (3,78m)
1/22	POM. PORZĄDKOWE	3,00 m ²	gres	3,30m (3,78m)
1/23	KOMUNIKACJA	14,12 m ²	gres	3,30m (3,78m)
Suma powierzchni		741,29 m ²		

OZNACZENIA – INSTALACJE WOD-KAN

– przewody wody ciepłej, zimnej i cyrkulacji prowadzone w brzdach; rury wielowarstwowe MLC z wkładką aluminiową;

ø

– zawór kulowy odcinający


HP25

– hydrant na instalacji p-poż

x
PW

– pion zasilający instalacji zw i cwu
x-oznaczenie pionu

NAZWA ZAMIERZENIA BUDOWLANEGO: BUDOWA BUDYNKU GMINNEGO CENTRUM KULTURY , ZBIORNIKA NA ŚCIEKI sanitarne o poj.10m ³ , ZBIORNIKA NA WODY OPADOWE o poj.10m ³ , 44 MIEJSC POSTOJOWYCH Z DOJAZDEM O UTWARDZONEJ NAWIERZCHNI				
ADRES: Świdry , gm. Łuków, nr ewid. działek 417/2, 417/4, 418/2, 418/4 Jedn.ewid.: 061105 2-gmina Łuków, Obręb: 0030 Świdry				
TYTUŁ: INSTALACJA WODOCIĄGOWA (PARTER) (z.w., c.w.u, hydrantowa)		SKALA: 1:100	NUMER: S-3	
PROJEKTANT	NR UPRAWNIEN	SPECJALNOŚĆ	DATA	PODPIS
MIROSLAWA KOBYLIŃSKA	278/Lb/99	inst. sanitarne	11 / 2025	
SPRAWDZAJĄCY				
ŁUKASZ BORKOWSKI	LUB/0061/PWBS/17	inst. sanitarne	11 / 2025	

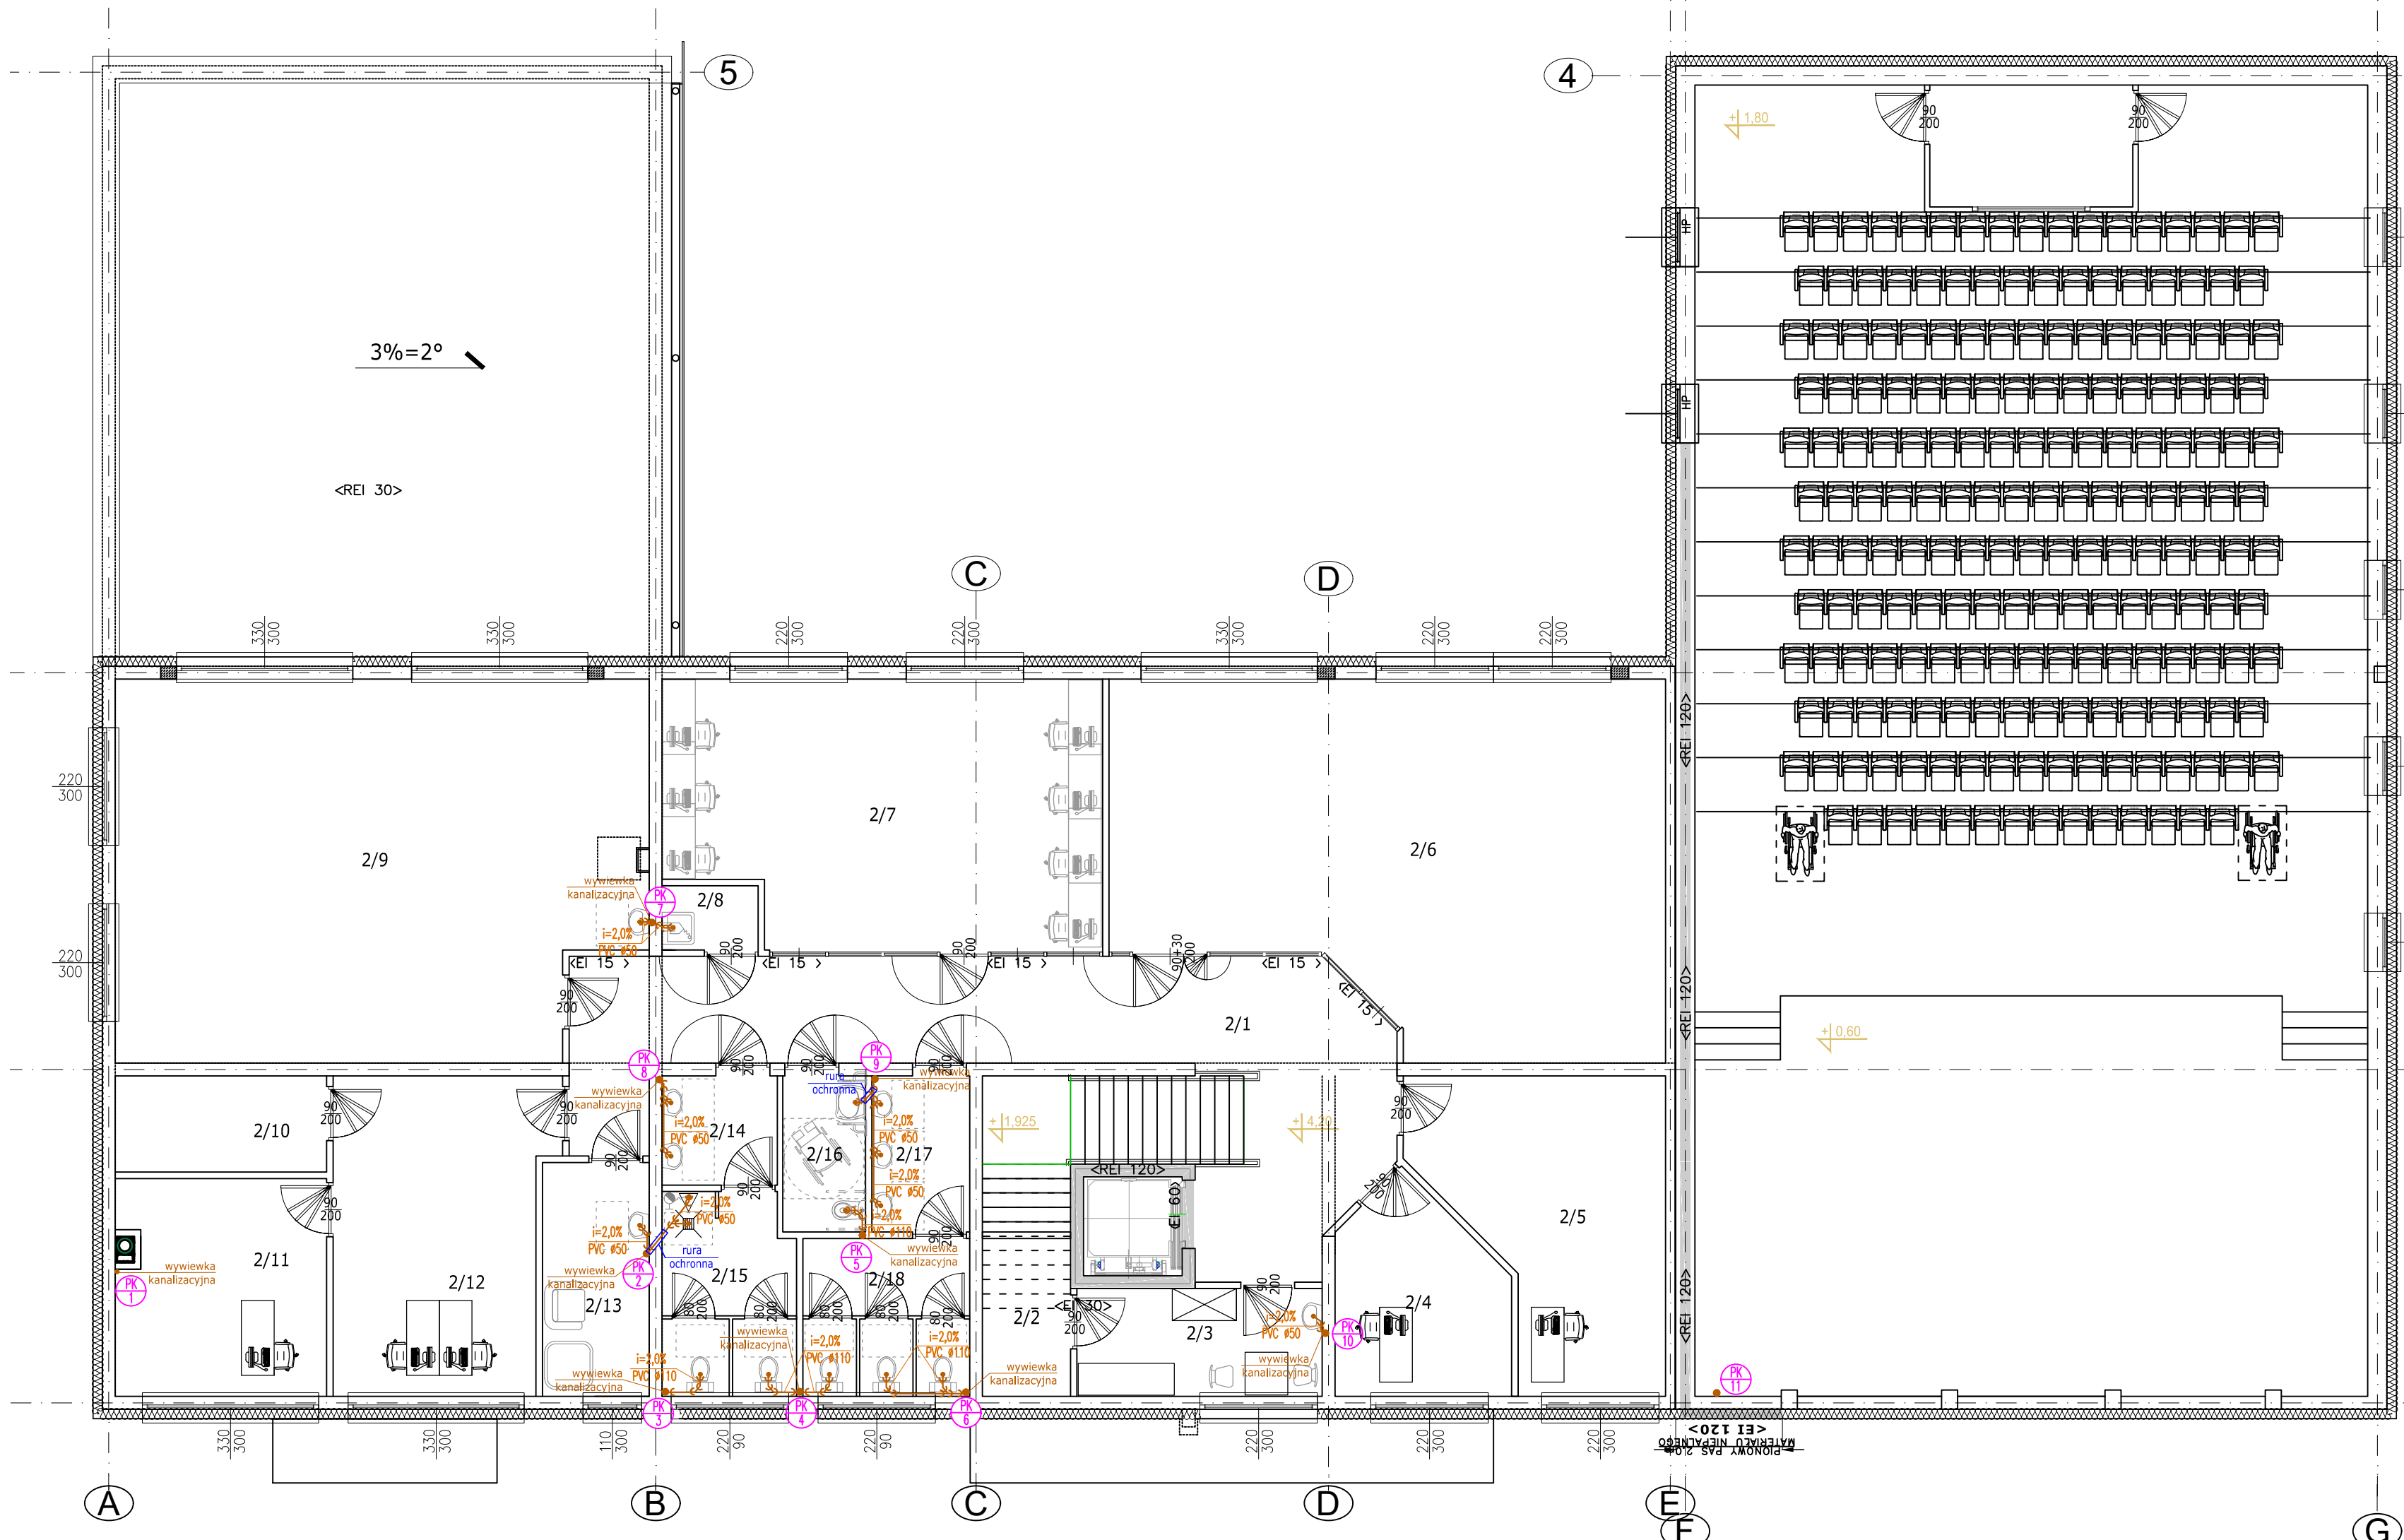

ZESTAWIENIE POMIESZCZEŃ PIĘTRA				
Nr	Nazwa pomieszczenia	Powierzchnia	Posadzka	Wysokość
2/1	KOMUNIKACJA	52,51 m ²	gres	
2/2	POM. TECHNCZNE (MASZYNOWNIA DŹWIGU)	4,89 m ²	gres	3,0m (3,43m)
2/3	POM. SOCJALNE	9,27 m ²	gres	3,0m (3,43m)
2/4	POM. BIUROWE	11,38 m ²	gres	3,0m (3,43m)
2/5	POM. BIUROWE	22,21 m ²	gres	3,0m (3,43m)
2/6	BIBLIOTEKA	64,32 m ²	gres	3,0m (3,43m)
2/7	CZYTEL尼亚	39,29 m ²	gres	3,0m (3,43m)
2/8	POM. PORZĄDKOWE	2,16 m ²	gres	3,0m (3,43m)
2/9	SALA WARSZTATOWA	68,47 m ²	gres	3,0m (3,43m)
2/10	MAGAZYN PODRĘCZNY	7,13 m ²	gres	3,0m (3,43m)
2/11	POM. BIUROWE	16,16 m ²	gres	3,0m (3,43m)
2/12	POM. BIUROWE	23,55 m ²	gres	3,0m (3,43m)
2/13	POM. DO KARMIEŃIA I PRZEWIJANIA DZIECI	8,76 m ²	gres	3,0m (3,43m)
2/14	PRZEDSIÓNEK W.C.	4,41 m ²	gres	3,0m (3,43m)
2/15	W.C. MĘSKIE	9,35 m ²	gres	3,0m (3,43m)
2/16	W.C. NIEPEŁNOSPRAWNCH	4,53 m ²	gres	3,0m (3,43m)
2/17	PRZEDSIÓNEK W.C.	5,35 m ²	gres	3,0m (3,43m)
2/18	W.C. DAMSKIE	9,23 m ²	gres	3,0m (3,43m)
Suma powierzchni		362,96 m ²		

OZNACZENIA – INSTALACJE WOD-KAN

– przewody wody ciepłej, zimnej i cyrkulacji prowadzone w bruzdach; rury wielowarstwowe MLC z wkładka aluminiową;

⌘

– zawór kulowy odcinający


HP2/5

– hydrant na instalacji p-poż

x
PW

– pion zasilający instalacji zw i cwu
x-oznaczenie pionu

NAZWA ZAMIERZENIA BUDOWLANEGO: BUDOWA BUDYNKU GMINNEGO CENTRUM KULTURY , ZBIORNIKA NA ŚCIEKI sanitarne o poj.10m ³ , ZBIORNIKA NA WODY OPADOWE o poj.10m ³ , 44 MIEJSC POSTOJOWYCH Z DOJAZDEM O UTWARDZONEJ NAWIERZCHNI				
ADRES: Świdry , gm. Łuków, nr ewid. działek 417/2, 417/4, 418/2, 418/4 Jedn.ewid.: 061105_2-gmina Łuków, Obręb: 0030 Świdry				
TYTUŁ: INSTALACJA WODOCIĄGOWA (PIĘTRO) (z.w., c.w.u, hydrantowa)		SKALA: 1:100	NUMER: S-4	
PROJEKTANT	NR UPRAWNIEN	SPECJALNOŚĆ	DATA	PODPIS
MIROSLAWA KOBYLIŃSKA	278/Lb/99	inst. sanitarne	11 / 2025	
SPRAWDZAJĄCY				
ŁUKASZ BORKOWSKI	LUB/0061/PWBS/17	inst. sanitarne	11 / 2025	

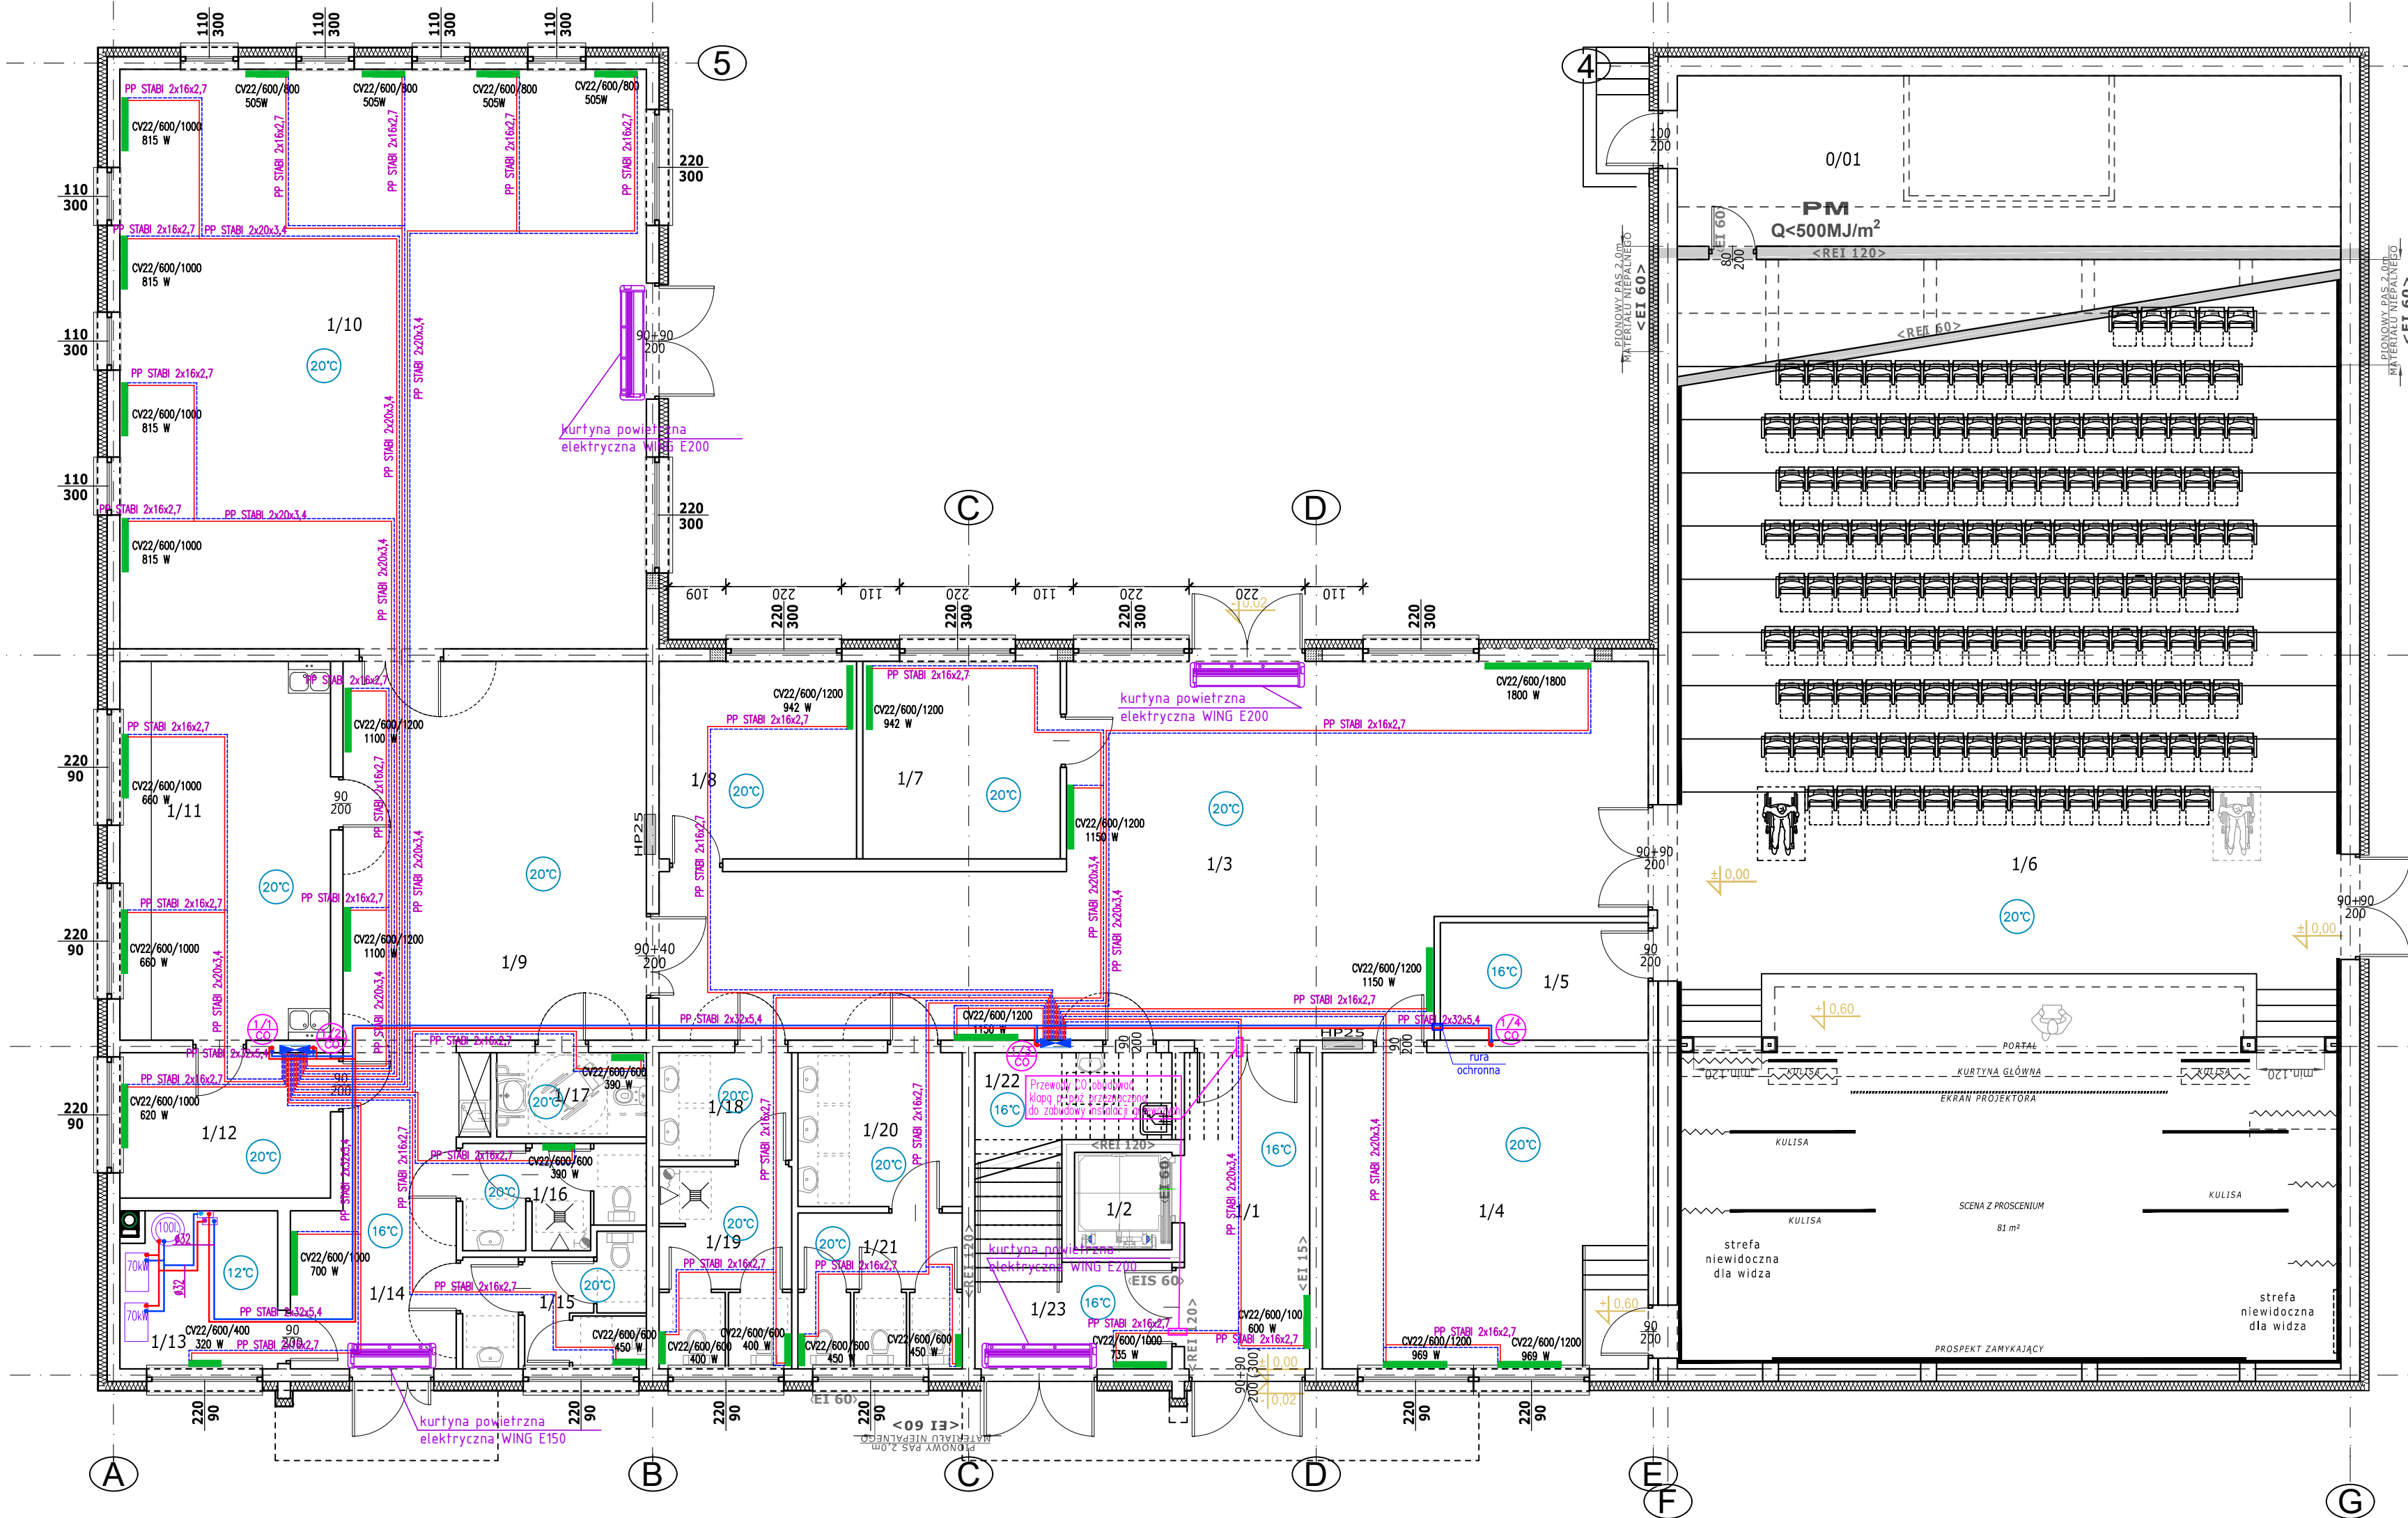


Nr	Nazwa pomieszczenia	Powierzchnia	Posadzka	Wysokość
0/01	SUTERENA - POMIESZCZENIE GOSPODARCZE	40,82 m ²	szlichta cem.	2,2m

ZESTAWIENIE POMIESZCZEŃ PARTERU				
Nr	Nazwa pomieszczenia	Powierzchnia	Posadzka	Wysokość
1/1	KOMUNIKACJA	14,28 m ²	gres	3,30m (3,78m)
1/2	DŹWIG OSOBOWY (kabina)	2,16 m ²	wykładzina PCV	2,50m
1/3	FOYER	94,65 m ²	gres	3,30m (3,78m)
1/4	ZAPLECZE SCENY	37,14 m ²	gres	3,30m (3,78m)
1/5	ZAPLECZE SALI WIDOWISKOWEJ	8,81 m ²	gres	3,30m (3,78m)
1/6	SALA WIDOWISKOWA	309,33 m ²	wg technologii	zmienna
1/7	POKÓJ BIUROWY	14,06 m ²	gres	3,30m (3,78m)
1/8	POKÓJ BIUROWY	14,06 m ²	gres	3,30m (3,78m)
1/9	FOYER	16,42 m ²	gres	3,30m (3,78m)
1/10	SALA SPOTKAŃ	110,00 m ²	gres	3,30m (3,78m)
1/11	ANEKS KUCHENNY	28,76 m ²	gres	3,30m (3,78m)
1/12	MAGAZYN	11,04 m ²	gres	3,30m (3,78m)
1/13	KOTŁOWNIA	9,00 m ²	gres	3,30m (3,78m)
1/14	KOMUNIKACJA	16,42 m ²	gres	3,30m (3,78m)
1/15	W.C. DAMSKIE	7,86 m ²	gres	3,30m (3,78m)
1/16	W.C. MĘSKIE	6,60 m ²	gres	3,30m (3,78m)
1/17	W.C. NIEPEŁNOSPRAWNCH	4,54 m ²	gres	3,30m (3,78m)
1/18	PRZEDSIONEK W.C.	5,15 m ²	gres	3,30m (3,78m)
1/19	W.C. MĘSKIE	9,66 m ²	gres	3,30m (3,78m)
1/20	PRZEDSIONEK W.C.	9,12 m ²	gres	3,30m (3,78m)
1/21	W.C. DAMSKIE	9,23 m ²	gres	3,30m (3,78m)
1/22	POM. PORZĄDKOWE	3,00 m ²	gres	3,30m (3,78m)
1/23	KOMUNIKACJA	14,12 m ²	gres	3,30m (3,78m)
Suma powierzchni		741,29 m ²		

OZNACZENIA - INSTALACJI GRZEWCOZYCH	
	- przewody zasilający i powrotny c.o. - rury wielowarstwowe MLC z wkładką aluminiową
	- przewody zasilający i powrotny c.t. - rury wielowarstwowe MLC z wkładką aluminiową
	- opis średnicy przewodu
	- temperatura obliczeniowa wewnętrzna
	- rozdzielacz ze stali nierdzewnej z wkładką zaworową z rotametrami
	- pion instalacji ogrzewania grzejnikowego x - oznaczenie pionu
ODBIORNIKI:	
	- grzejnik płytowy typu Ventil Compact prod. Retting Purmo


NAZWA ZAMIERZENIA BUDOWLANEGO:				
BUDOWA BUDYNKU GMINNEGO CENTRUM KULTURY, ZBIORNIKA NA ŚCIEKI sanitarne o poj.10m ³ , ZBIORNIKA NA WODY OPADOWE o poj.10m ³ , 44 MIEJSC POSTOJOWYCH Z DOJAZDEM O UTWARDZONEJ NAWIERZCHNI				
ADRES: Świdry , gm. Łuków, nr ewid. działek 417/2, 417/4, 418/2, 418/4 Jedn.ewid.: 061105_2-gmina Łuków, Obręb: 0030 Świdry				
TYTUŁ:		SKALA:	NUMER:	
INSTALACJA C.O. (PARTER)		1:100	S-5	
PROJEKTANT	NR UPRAWNIEN	SPECJALNOŚĆ	DATA	PODPIS
MIROSLAWA KOBYLIŃSKA	278/Lb/99	inst. sanitarne	11 / 2025	
SPRAWDZAJĄCY				
ŁUKASZ BORKOWSKI	LUB/0061/PWBS/17	inst. sanitarne	11 / 2025	

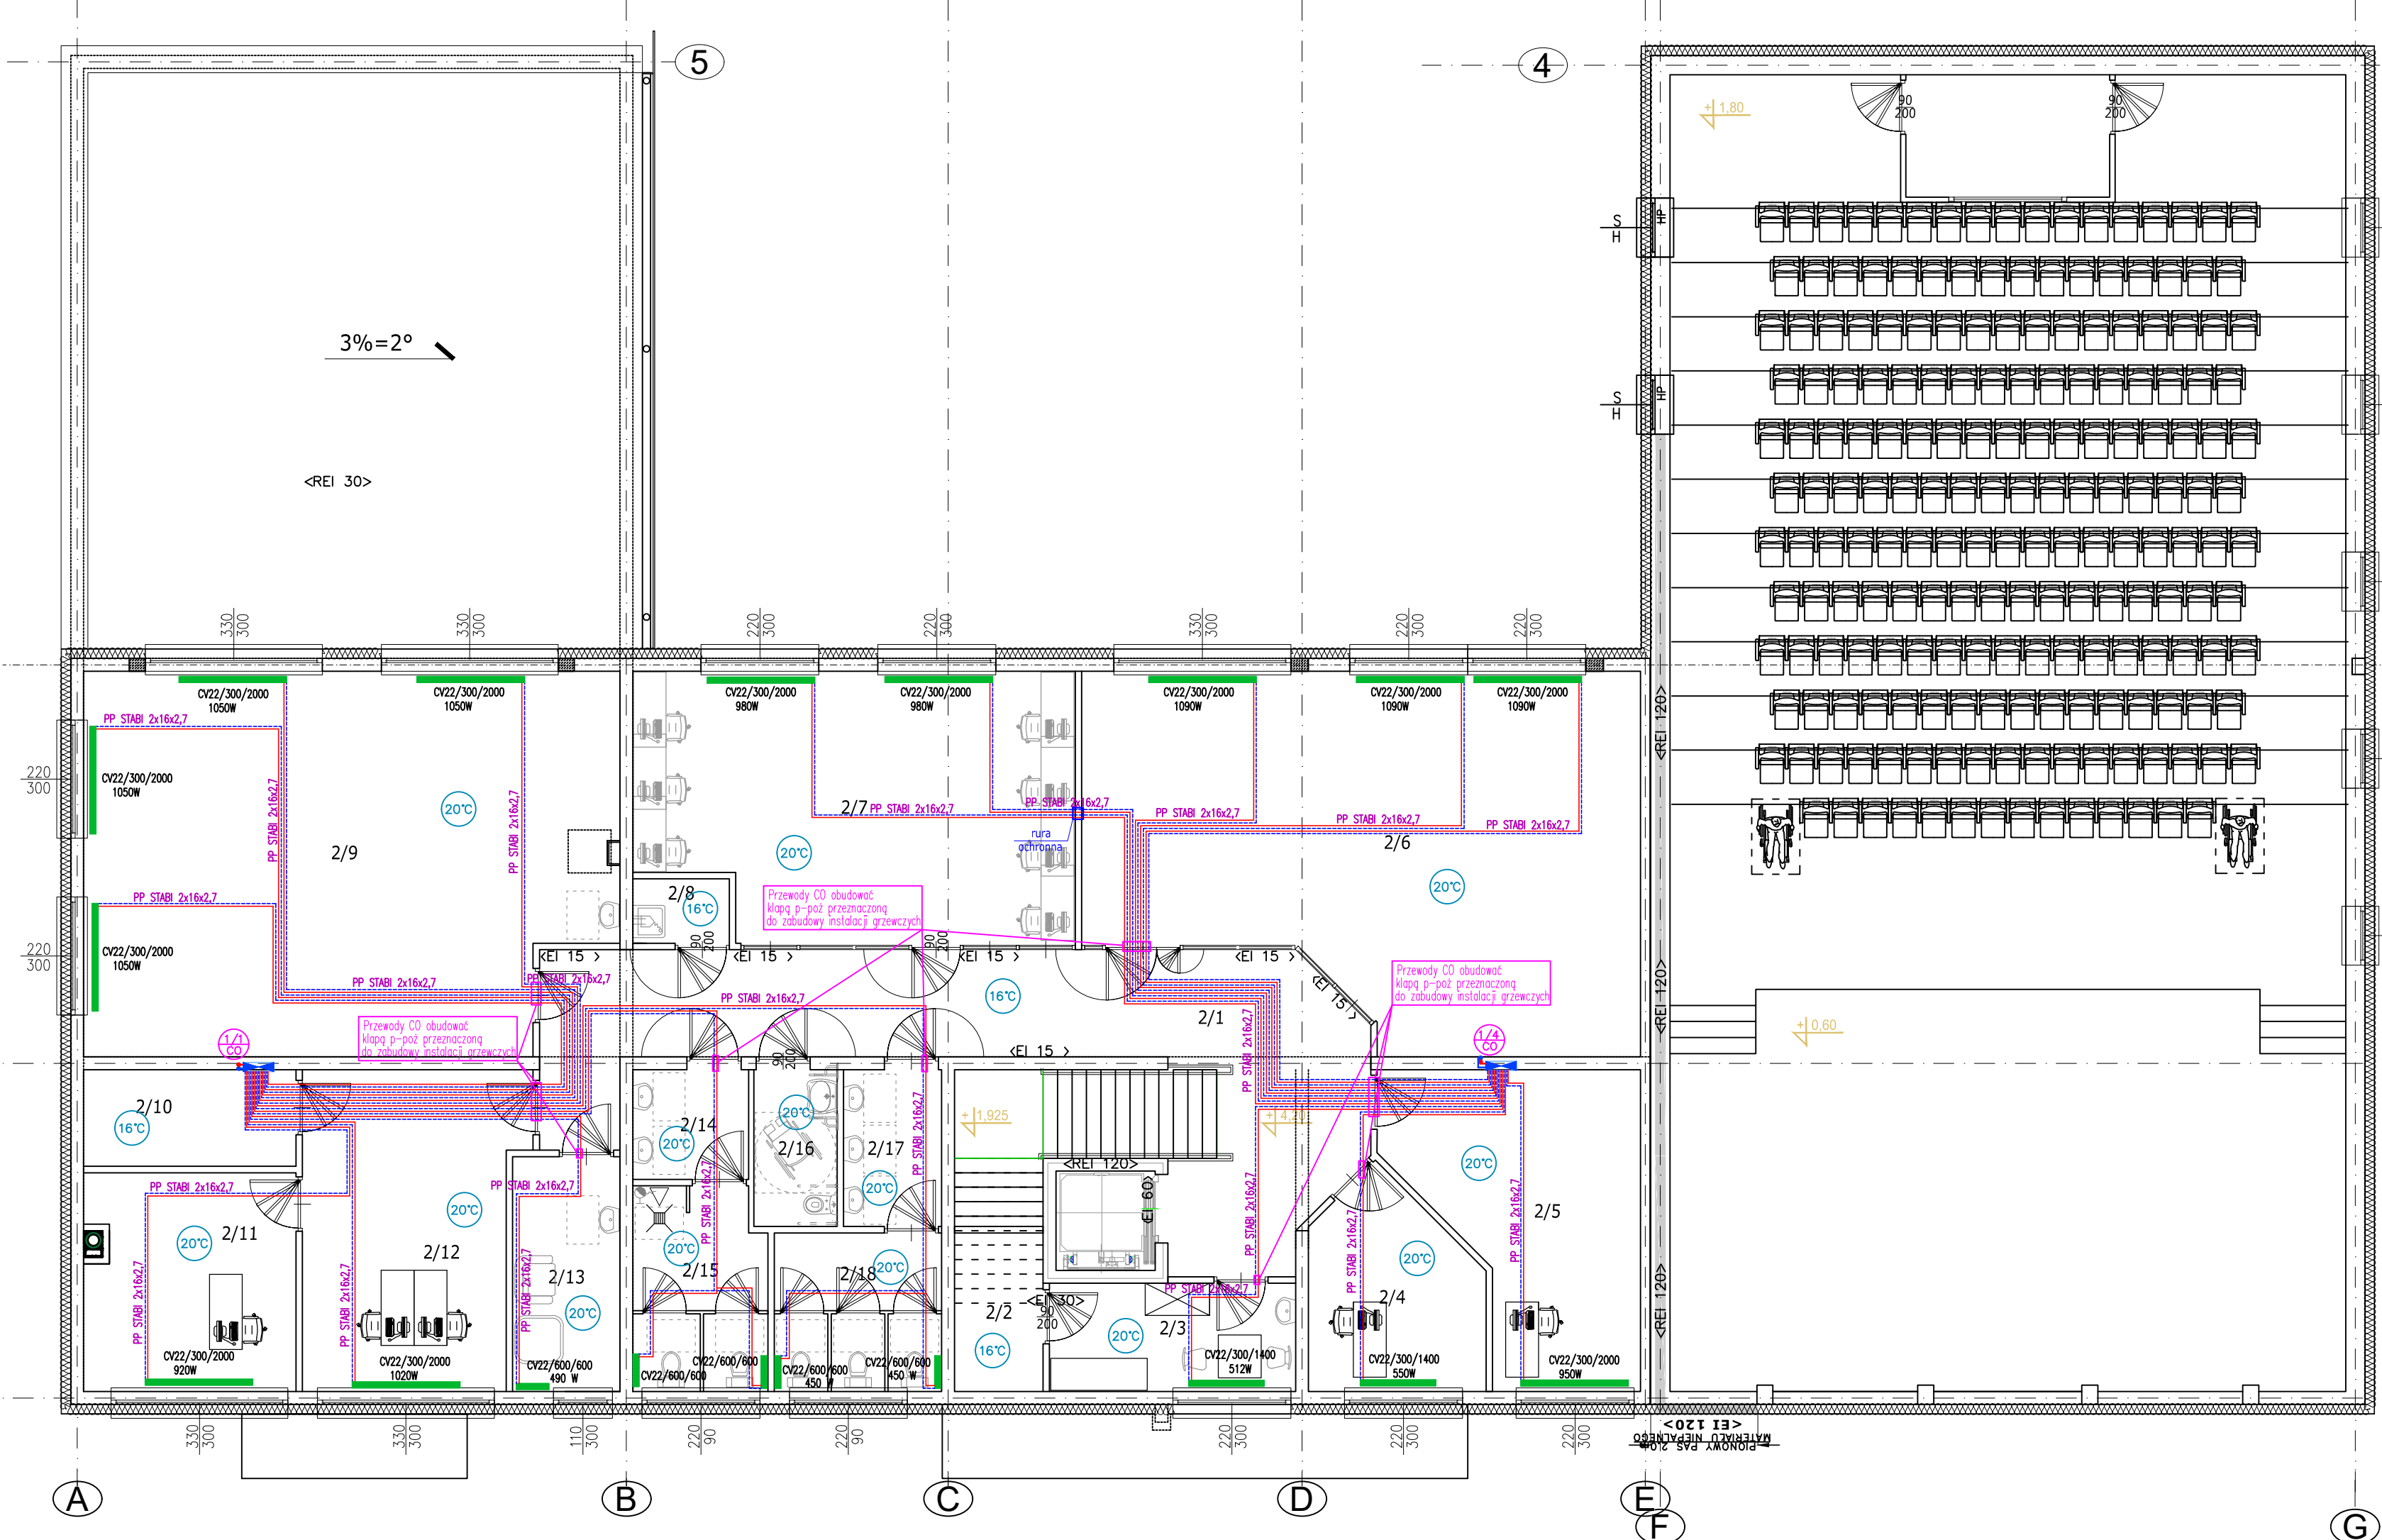


ZESTAWIENIE POMIESZCZEŃ PIĘTRA				
Nr	Nazwa pomieszczenia	Powierzchnia	Posadzka	Wysokość
2/1	KOMUNIKACJA	52,51 m ²	gres	
2/2	POM. TECHNCZNE (MASZYNOWNIA DŹWIGU)	4,89 m ²	gres	3,0m (3,43m)
2/3	POM. SOCJALNE	9,27 m ²	gres	3,0m (3,43m)
2/4	POM. BIUROWE	11,38 m ²	gres	3,0m (3,43m)
2/5	POM. BIUROWE	22,21 m ²	gres	3,0m (3,43m)
2/6	BIBLIOTEKA	64,32 m ²	gres	3,0m (3,43m)
2/7	CZYTEL尼亚	39,29 m ²	gres	3,0m (3,43m)
2/8	POM. PORZĄDKOWE	2,16 m ²	gres	3,0m (3,43m)
2/9	SALA WARSZTATOWA	68,47 m ²	gres	3,0m (3,43m)
2/10	MAGAZYN PODRĘCZNY	7,13 m ²	gres	3,0m (3,43m)
2/11	POM. BIUROWE	16,16 m ²	gres	3,0m (3,43m)
2/12	POM. BIUROWE	23,55 m ²	gres	3,0m (3,43m)
2/13	POM. DO KARMIENTA I PRZEWIDJANIA DZIECI	8,76 m ²	gres	3,0m (3,43m)
2/14	PRZEDSIONEK W.C.	4,41 m ²	gres	3,0m (3,43m)
2/15	W.C. MĘSKIE	9,35 m ²	gres	3,0m (3,43m)
2/16	W.C. NIEPEŁNOSPRAWNCH	4,53 m ²	gres	3,0m (3,43m)
2/17	PRZEDSIONEK W.C.	5,35 m ²	gres	3,0m (3,43m)
2/18	W.C. DAMSKIE	9,23 m ²	gres	3,0m (3,43m)
Suma powierzchni		362,96 m ²		

OZNACZENIA – INSTALACJI GRZEWICZYCH	
	przewody zasilający i powrotny c.o. – rury wielowarstwowe MLC z wkładką aluminiową
	przewody zasilający i powrotny c.t. – rury wielowarstwowe MLC z wkładką aluminiową
	opis średnicy przewodu
	temperatura obliczeniowa wewnętrzna
	rozdzielacz ze stali nierdzewnej z wkładką zaworową z rotametrami
	pion instalacji ogrzewania grzejnikowego x – oznaczenie pionu
ODBIORNIKI:	
	grzejnik płytowy typu Ventil Compact prod. Retting Purmo

NAZWA ZAMIERZENIA BUDOWLANEGO: BUDOWA BUDYNKU GMINNEGO CENTRUM KULTURY , ZBIORNIKA NA ŚCIEKI sanitarne o poj.10m ³ , ZBIORNIKA NA WODY OPADOWE o poj.10m ³ , 44 MIEJSC POSTOJOWYCH Z DOJAZDEM O UTWARDZONEJ NAWIERZCHNI				
ADRES: Świdry , gm. Łuków, nr ewid. działek 417/2, 417/4, 418/2, 418/4 Jedn.ewid.: 061105_2-gmina Łuków, Obręb: 0030 Świdry				
TYTUŁ: INSTALACJA C.O. (PIĘTRO)		SKALA: 1:100	NUMER: S-6	
PROJEKTANT	NR UPRAWNIEN	SPECJALNOŚĆ	DATA	PODPIS
MIROSLAWA KOBYLIŃSKA	278/Lb/99	inst. sanitarne	11/ 2025	
SPRAWDZAJĄCY				
ŁUKASZ BORKOWSKI	LUB/0061/PWBS/17	inst. sanitarne	11/ 2025	

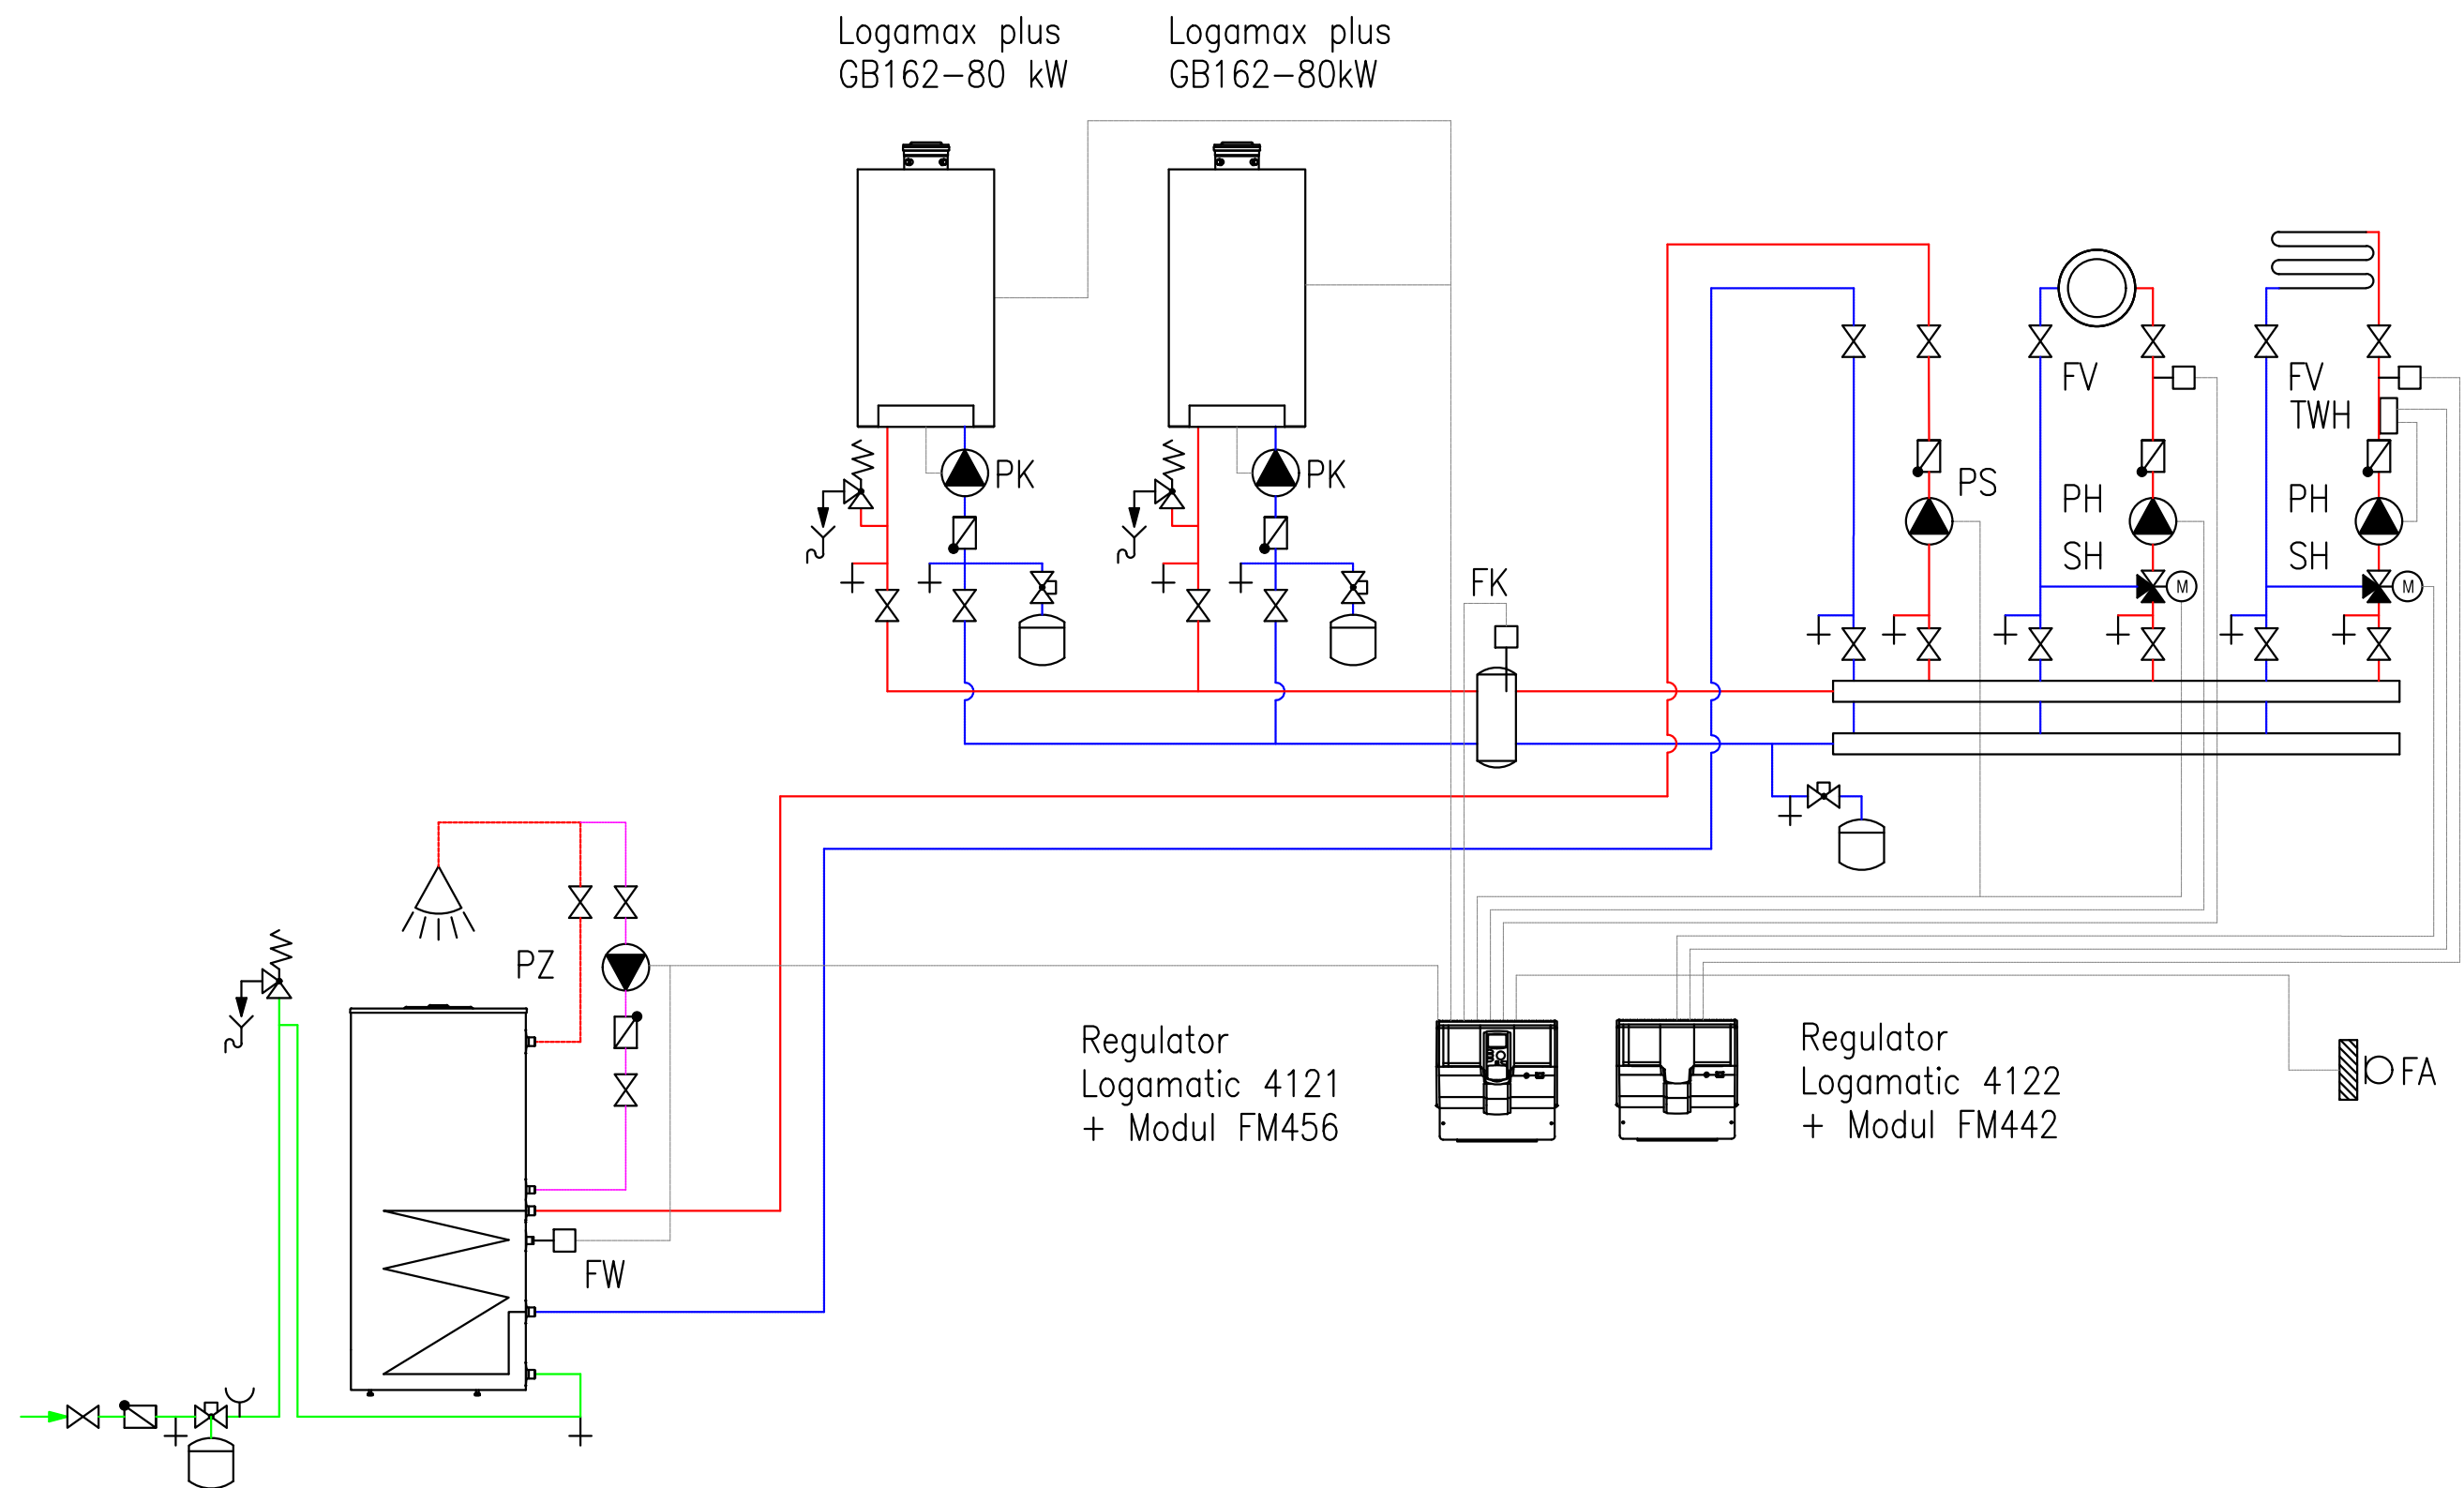

NAZWA ZAMIERZENIA BUDOWLANEGO:				
BUDOWA BUDYNKU GMINNEGO CENTRUM KULTURY , ZBIORNIKA NA ŚCIEKI sanitarne o poj.10m ³ , ZBIORNIKA NA WODY OPADOWE o poj.10m ³ , 44 MIEJSC POSTOJOWYCH Z DOJAZDEM O UTWARDZONEJ NAWIERZCHNI				
ADRES: Świdry, gm. Łuków, nr ewid. działek 417/2, 417/4, 418/2, 418/4 Jedn.ewid.: 061105_2-gmina Łuków, Obręb: 0030 Świdry				
TYTUŁ:			SKALA:	NUMER:
			1:100	S-7
PROJEKTANT	NR UPRAWNIEN	SPECJALNOŚĆ	DATA	PODPIS
MIROSŁAWA KOBYLIŃSKA	278/Lb/99	inst. sanitarne	11 / 2025	
SPRAWDZAJĄCY				
ŁUKASZ BORKOWSKI	LUB/0061/PWBS/17	inst. sanitarne	11 / 2025	

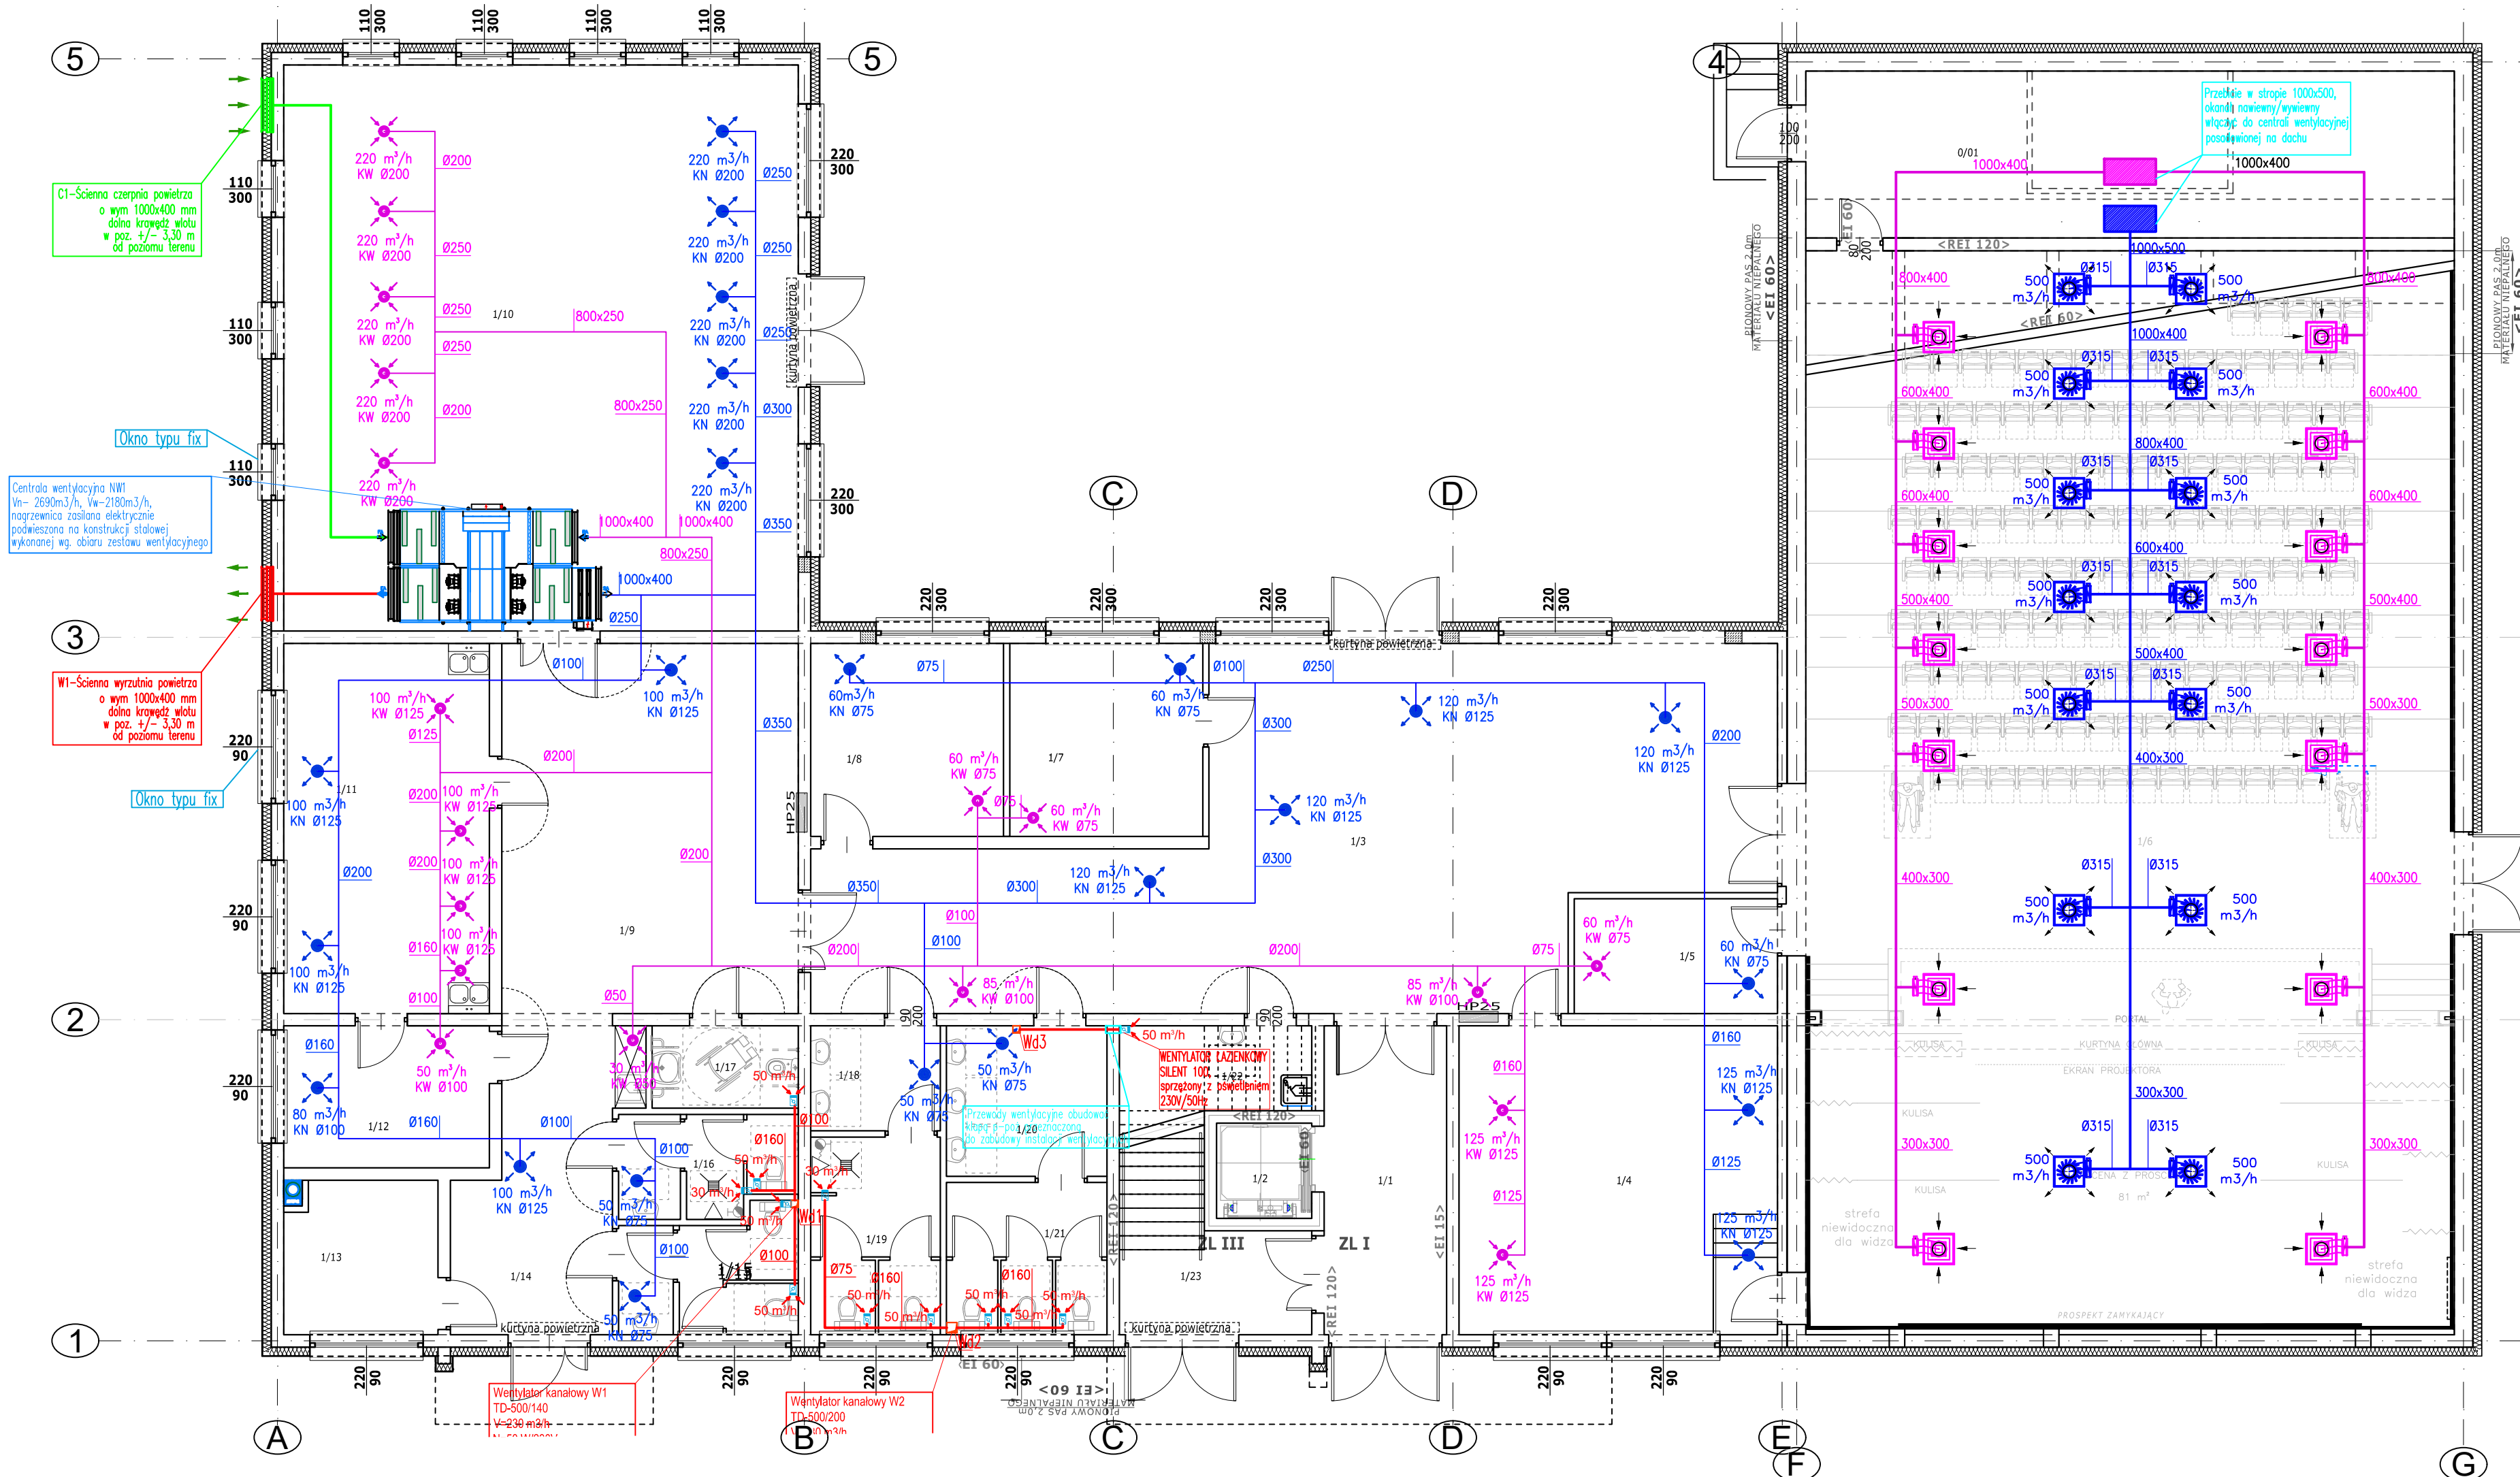


Nr	Nazwa pomieszczenia	Powierzchnia	Posadzka	Wysokość
0/01	SUTERENA - POMIESZCZENIE GOSPODARCZE	40,82 m ²	szlichta cem.	2,2m

ZESTAWIENIE POMIESZCZEŃ PARTERU				
Nr	Nazwa pomieszczenia	Powierzchnia	Posadzka	Wysokość
1/1	KOMUNIKACJA	14,28 m ²	gres	3,30m (3,78m)
1/2	DŹWIG OSOBOWY (kabina)	2,16 m ²	wykładzina PCV	2,50m
1/3	FOYER	94,65 m ²	gres	3,30m (3,78m)
1/4	ZAPLECZE SCENY	37,14 m ²	gres	3,30m (3,78m)
1/5	ZAPLECZE SALI WIDOWISKOWEJ	8,81 m ²	gres	3,30m (3,78m)
1/6	SALA WIDOWISKOWA	309,33 m ²	wg technologii	zmienna
1/7	POKÓJ BIUROWY	14,06 m ²	gres	3,30m (3,78m)
1/8	POKÓJ BIUROWY	14,06 m ²	gres	3,30m (3,78m)
1/9	FOYER	16,42 m ²	gres	3,30m (3,78m)
1/10	SALA SPOTKAŃ	110,00 m ²	gres	3,30m (3,78m)
1/11	ANEKS KUCHENNY	28,76 m ²	gres	3,30m (3,78m)
1/12	MAGAZYN	11,04 m ²	gres	3,30m (3,78m)
1/13	KOTŁOWNIA	9,00 m ²	gres	3,30m (3,78m)
1/14	KOMUNIKACJA	16,42 m ²	gres	3,30m (3,78m)
1/15	W.C. DAMSKIE	7,86 m ²	gres	3,30m (3,78m)
1/16	W.C. MĘSKIE	6,60 m ²	gres	3,30m (3,78m)
1/17	W.C. NIEPEŁNOSPRAWNYCH	4,54 m ²	gres	3,30m (3,78m)
1/18	PRZEDSIÓNEK W.C.	5,15 m ²	gres	3,30m (3,78m)
1/19	W.C. MĘSKIE	9,66 m ²	gres	3,30m (3,78m)
1/20	PRZEDSIÓNEK W.C.	9,12 m ²	gres	3,30m (3,78m)
1/21	W.C. DAMSKIE	9,23 m ²	gres	3,30m (3,78m)
1/22	POM. PORZĄDKOWE	3,00 m ²	gres	3,30m (3,78m)
1/23	KOMUNIKACJA	14,12 m ²	gres	3,30m (3,78m)
Suma powierzchni		741,29 m ²		

OZNACZENIA - INSTALACJE WENTYLACJI	
—	— kanały czerpalne wentylacji mechanicznej systemu NW
—	— kanały wyrzutowe wentylacji mechanicznej systemu NW
—	— kanały wentylacji mechanicznej nawiewnej/wywiewnej systemu NW
—	— kanały wentylacji mechanicznej wywiewnej bez odzysku ciepła
P	— przepustnica powietrza
Ø 300	— opis wymiarów kanału
T	— tłumik montowany na kanale wentylacyjnym
rozmiar	— kratka wywiewna z przepustnicą powietrza
rozmiar	— kratka nawiewna z przepustnicą powietrza
KK	— kratka kompensacyjna montowana w drzwiach

UWAGA:
Przejścia instalacji
przechodzące ściany i stropy oddzielenia

NAZWA ZAMIERZENIA BUDOWLANEGO: BUDOWA BUDYNKU GMINNEGO CENTRUM KULTURY , ZBIORNIKA NA ŚCIEKI sanitarne o poj.10m ³ , ZBIORNIKA NA WODY OPADOWE o poj.10m ³ , 44 MIEJSC POSTOJOWYCH Z DOJAZDEM O UTWARDZONEJ NAWIERZCHNI			
ADRES: Świdry, gm. Łuków, nr ewid. działek 417/2, 417/4, 418/2, 418/4 Jedn.ewid.: 061105_2-gmina Łuków, Obręb: 0030 Świdry			
TYTUŁ: INSTALACJA WENTYLACJI MECHANICZNEJ (PARTER)		SKALA: 1:100	NUMER: S-8
PROJEKTANT	NR UPRAWNIENI	SPECJALNOŚĆ	DATA
MIROSLAWA KOBYLIŃSKA	278/Lb/99	inst. sanitarne	11 / 2025
SPRAWDZAJĄCY			
ŁUKASZ BORKOWSKI	LUB/0061/PWBS/17	inst. sanitarne	11 / 2025

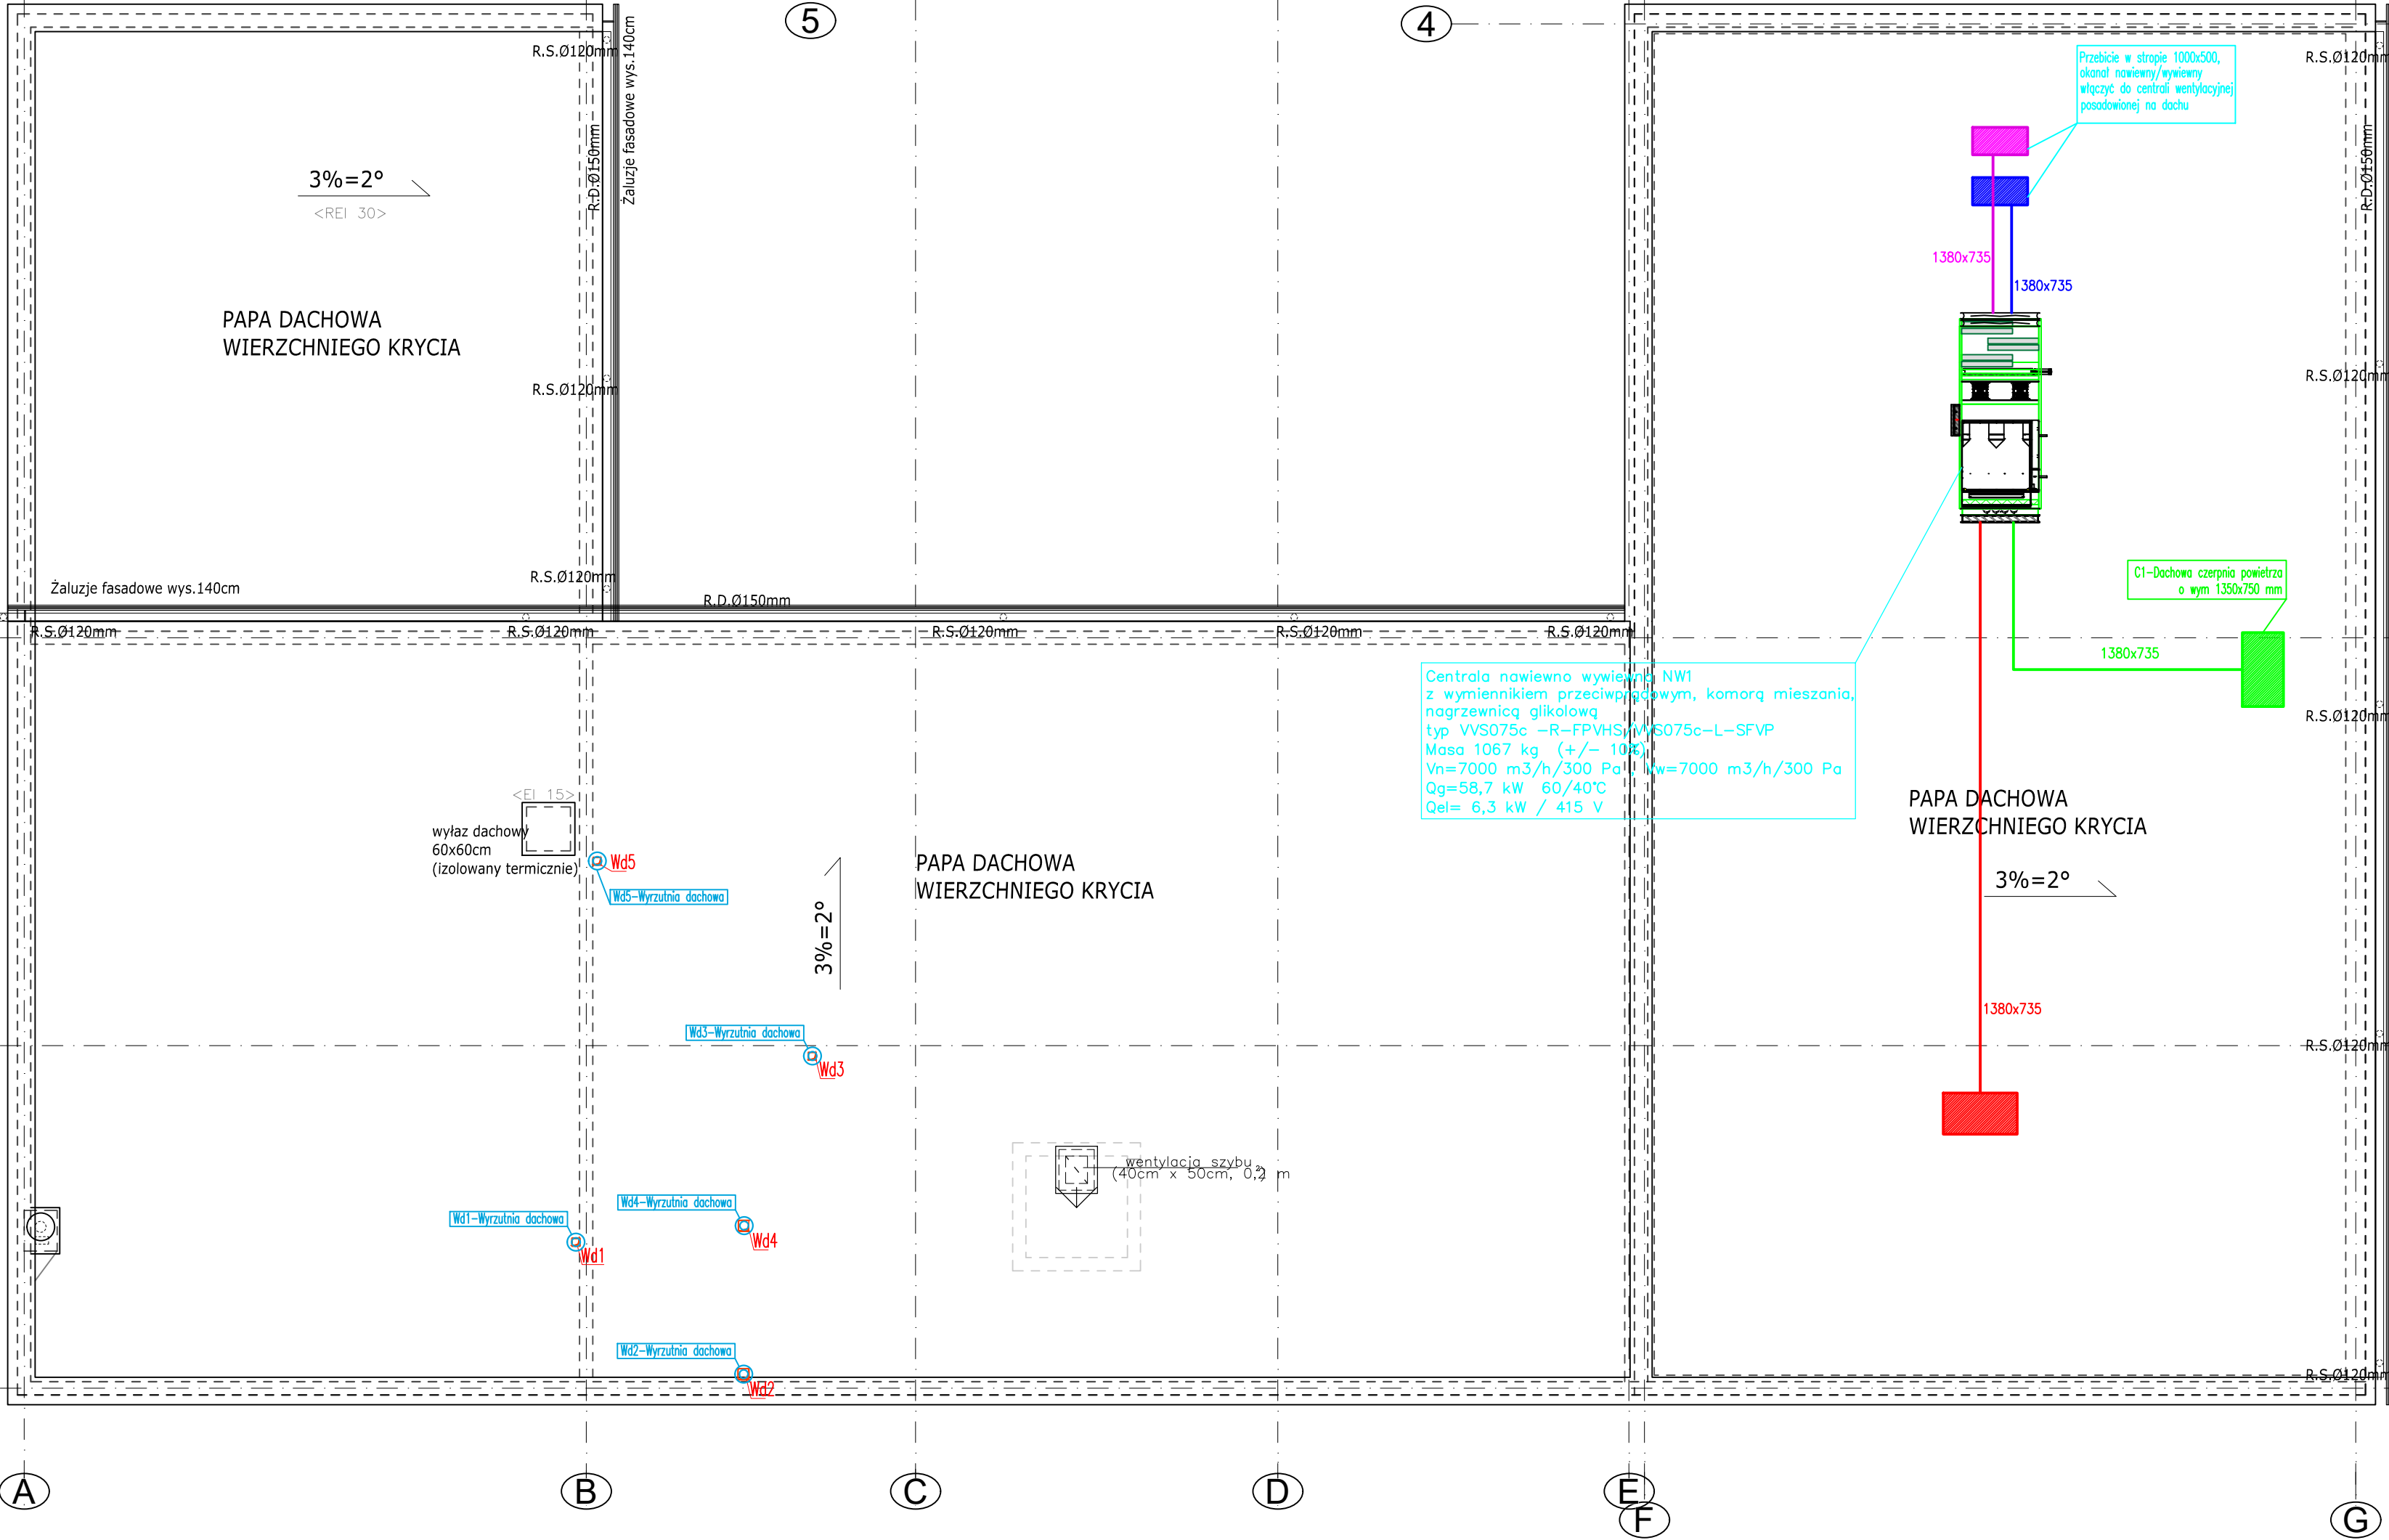

OZNACZENIA – INSTALACJE WENTYLACJI	
—	– kanały czerpalne wentylacji mechanicznej systemu NW
—	– kanały wyrzutowe wentylacji mechanicznej systemu NW
—	– kanały wentylacji mechanicznej nawiewnej/wywiewnej systemu NW
—	– kanały wentylacji mechanicznej wywiewnej bez odzysku ciepła
□	– przepustnica powietrza
□	– opis wymiarów kanału
□	– tłumik montowany na kanale wentylacyjnym
○	– kratka wywiewna z przepustnicą powietrza
○	– kratka nawiewna z przepustnicą powietrza
○	– kratka kompensacyjna montowana w drzwiach

UWAGA:
Przejścia instalacji
przechodzące ściany i stropy oddzielenia
pożarowego zabezpieczyć klapami p.poż.

NAZWA ZAMIERZENIA BUDOWLANEGO: BUDOWA BUDYNKU GMINNEGO CENTRUM KULTURY , ZBIORNIKA NA ŚCIEKI sanitarne o poj.10m ³ , ZBIORNIKA NA WODY OPADOWE o poj.10m ³ , 44 MIEJSC POSTOJOWYCH Z DOJAZDEM O UTWARDZONEJ NAWIERZCHNI				
ADRES: Świdry , gm. Łuków, nr ewid. działek 417/2, 417/4, 418/2, 418/4 Jedn.ewid.: 061105_2-gmina Łuków, Obręb: 0030 Świdry				
TYTUŁ: 1 INSTALACJA WENTYLACJI MECHANICZNEJ (DACH)		SKALA: 1:100	NUMER: S-10	
PROJEKTANT	NR UPRAWNIEN	SPECJALNOŚĆ	DATA	PODPIS
MIROSLAWA KOBYLIŃSKA	278/Lb/99	inst. sanitarne	11 / 2025	
SPRAWDZAJĄCY				
ŁUKASZ BORKOWSKI	LUB/0061/PWBS/17	inst. sanitarne	11 / 2025	




ZESTAWIENIE POMIESZCZEŃ PIĘTRA				
Nr	Nazwa pomieszczenia	Powierzchnia	Posadzka	Wysokość
2/1	KOMUNIKACJA	52,51 m ²	gres	
2/2	POM. TECHNCZNE (MASZYNOWNIA DŻWIGU)	4,89 m ²	gres	3,0m (3,43m)
2/3	POM. SOCJALNE	9,27 m ²	gres	3,0m (3,43m)
2/4	POM. BIUROWE	11,38 m ²	gres	3,0m (3,43m)
2/5	POM. BIUROWE	22,21 m ²	gres	3,0m (3,43m)
2/6	BIBLIOTEKA	64,32 m ²	gres	3,0m (3,43m)
2/7	CZYTELNIĄ	39,29 m ²	gres	3,0m (3,43m)
2/8	POM. PORZĄDKOWE	2,16 m ²	gres	3,0m (3,43m)
2/9	SALA WARSZTATOWA	68,47 m ²	gres	3,0m (3,43m)
2/10	MAGAZYN PODRĘCZNY	7,13 m ²	gres	3,0m (3,43m)
2/11	POM. BIUROWE	16,16 m ²	gres	3,0m (3,43m)
2/12	POM. BIUROWE	23,55 m ²	gres	3,0m (3,43m)
2/13	POM. DO KARMIEŃIA I PRZEWIJANIA DZIECI	8,76 m ²	gres	3,0m (3,43m)
2/14	PRZEDSIÓNEK W.C.	4,41 m ²	gres	3,0m (3,43m)
2/15	W.C. MĘSKIE	9,35 m ²	gres	3,0m (3,43m)
2/16	W.C. NIEPEŁNOSPRAWNCH	4,53 m ²	gres	3,0m (3,43m)
2/17	PRZEDSIÓNEK W.C.	5,35 m ²	gres	3,0m (3,43m)
2/18	W.C. DAMSKIE	9,23 m ²	gres	3,0m (3,43m)
Suma powierzchni		362,96 m ²		

OZNACZENIA – INSTALACJE WENTYLACJI

- kanały czerpalne wentylacji mechanicznej systemu NW
- kanały wyrzutowe wentylacji mechanicznej systemu NW
- kanały wentylacji mechanicznej nawiewnej/wywiewnej systemu NW
- kanały wentylacji mechanicznej wywiewnej bez odzysku ciepła
- P — przepustnica powietrza
- Ø 300 — opis wymiarów kanału
- tłumik montowany na kanale wentylacyjnym
- kratka wywiewna z przepustnicą powietrza
- kratka nawiewna z przepustnicą powietrza
- KK — kratka kompensacyjna montowana w drzwiach

UWAGA:
Przebiegi instalacji
przechodzące ściany i stropy oddzielania
pożarowego zabezpieczyć klapami p.poż.

NAZWA ZAMIERZENIA BUDOWLANEGO:				
BUDOWA BUDYNKU GMINNEGO CENTRUM KULTURY , ZBIORNIKA NA ŚCIEKI sanitarne o poj.10m ³ , ZBIORNIKA NA WODY OPADOWE o poj.10m ³ , 44 MIEJSC POSTOJOWYCH Z DOJAZDEM O UTWARDZONEJ NAWIERZCHNI				
ADRES: Świdry, gm. Łuków, nr ewid. działek 417/2, 417/4, 418/2, 418/4 Jedn.ewid.: 061105 2-gmina Łuków, Obręb: 0030 Świdry				
TYTUŁ: INSTALACJA WENTYLACJI MECHANICZNEJ (PIĘTRO)		SKALA: 1:100	NUMER: S-9	
PROJEKTANT	NR UPRAWNIEN	SPECJALNOŚĆ	DATA	PODPIS
MIROSLAWA KOBYLIŃSKA	278/Lb/99	inst. sanitarne	11/2025	
SPRAWDZAJĄCY				
ŁUKASZ BORKOWSKI	LUB/0061/PWBS/17	inst. sanitarne	11/2025	

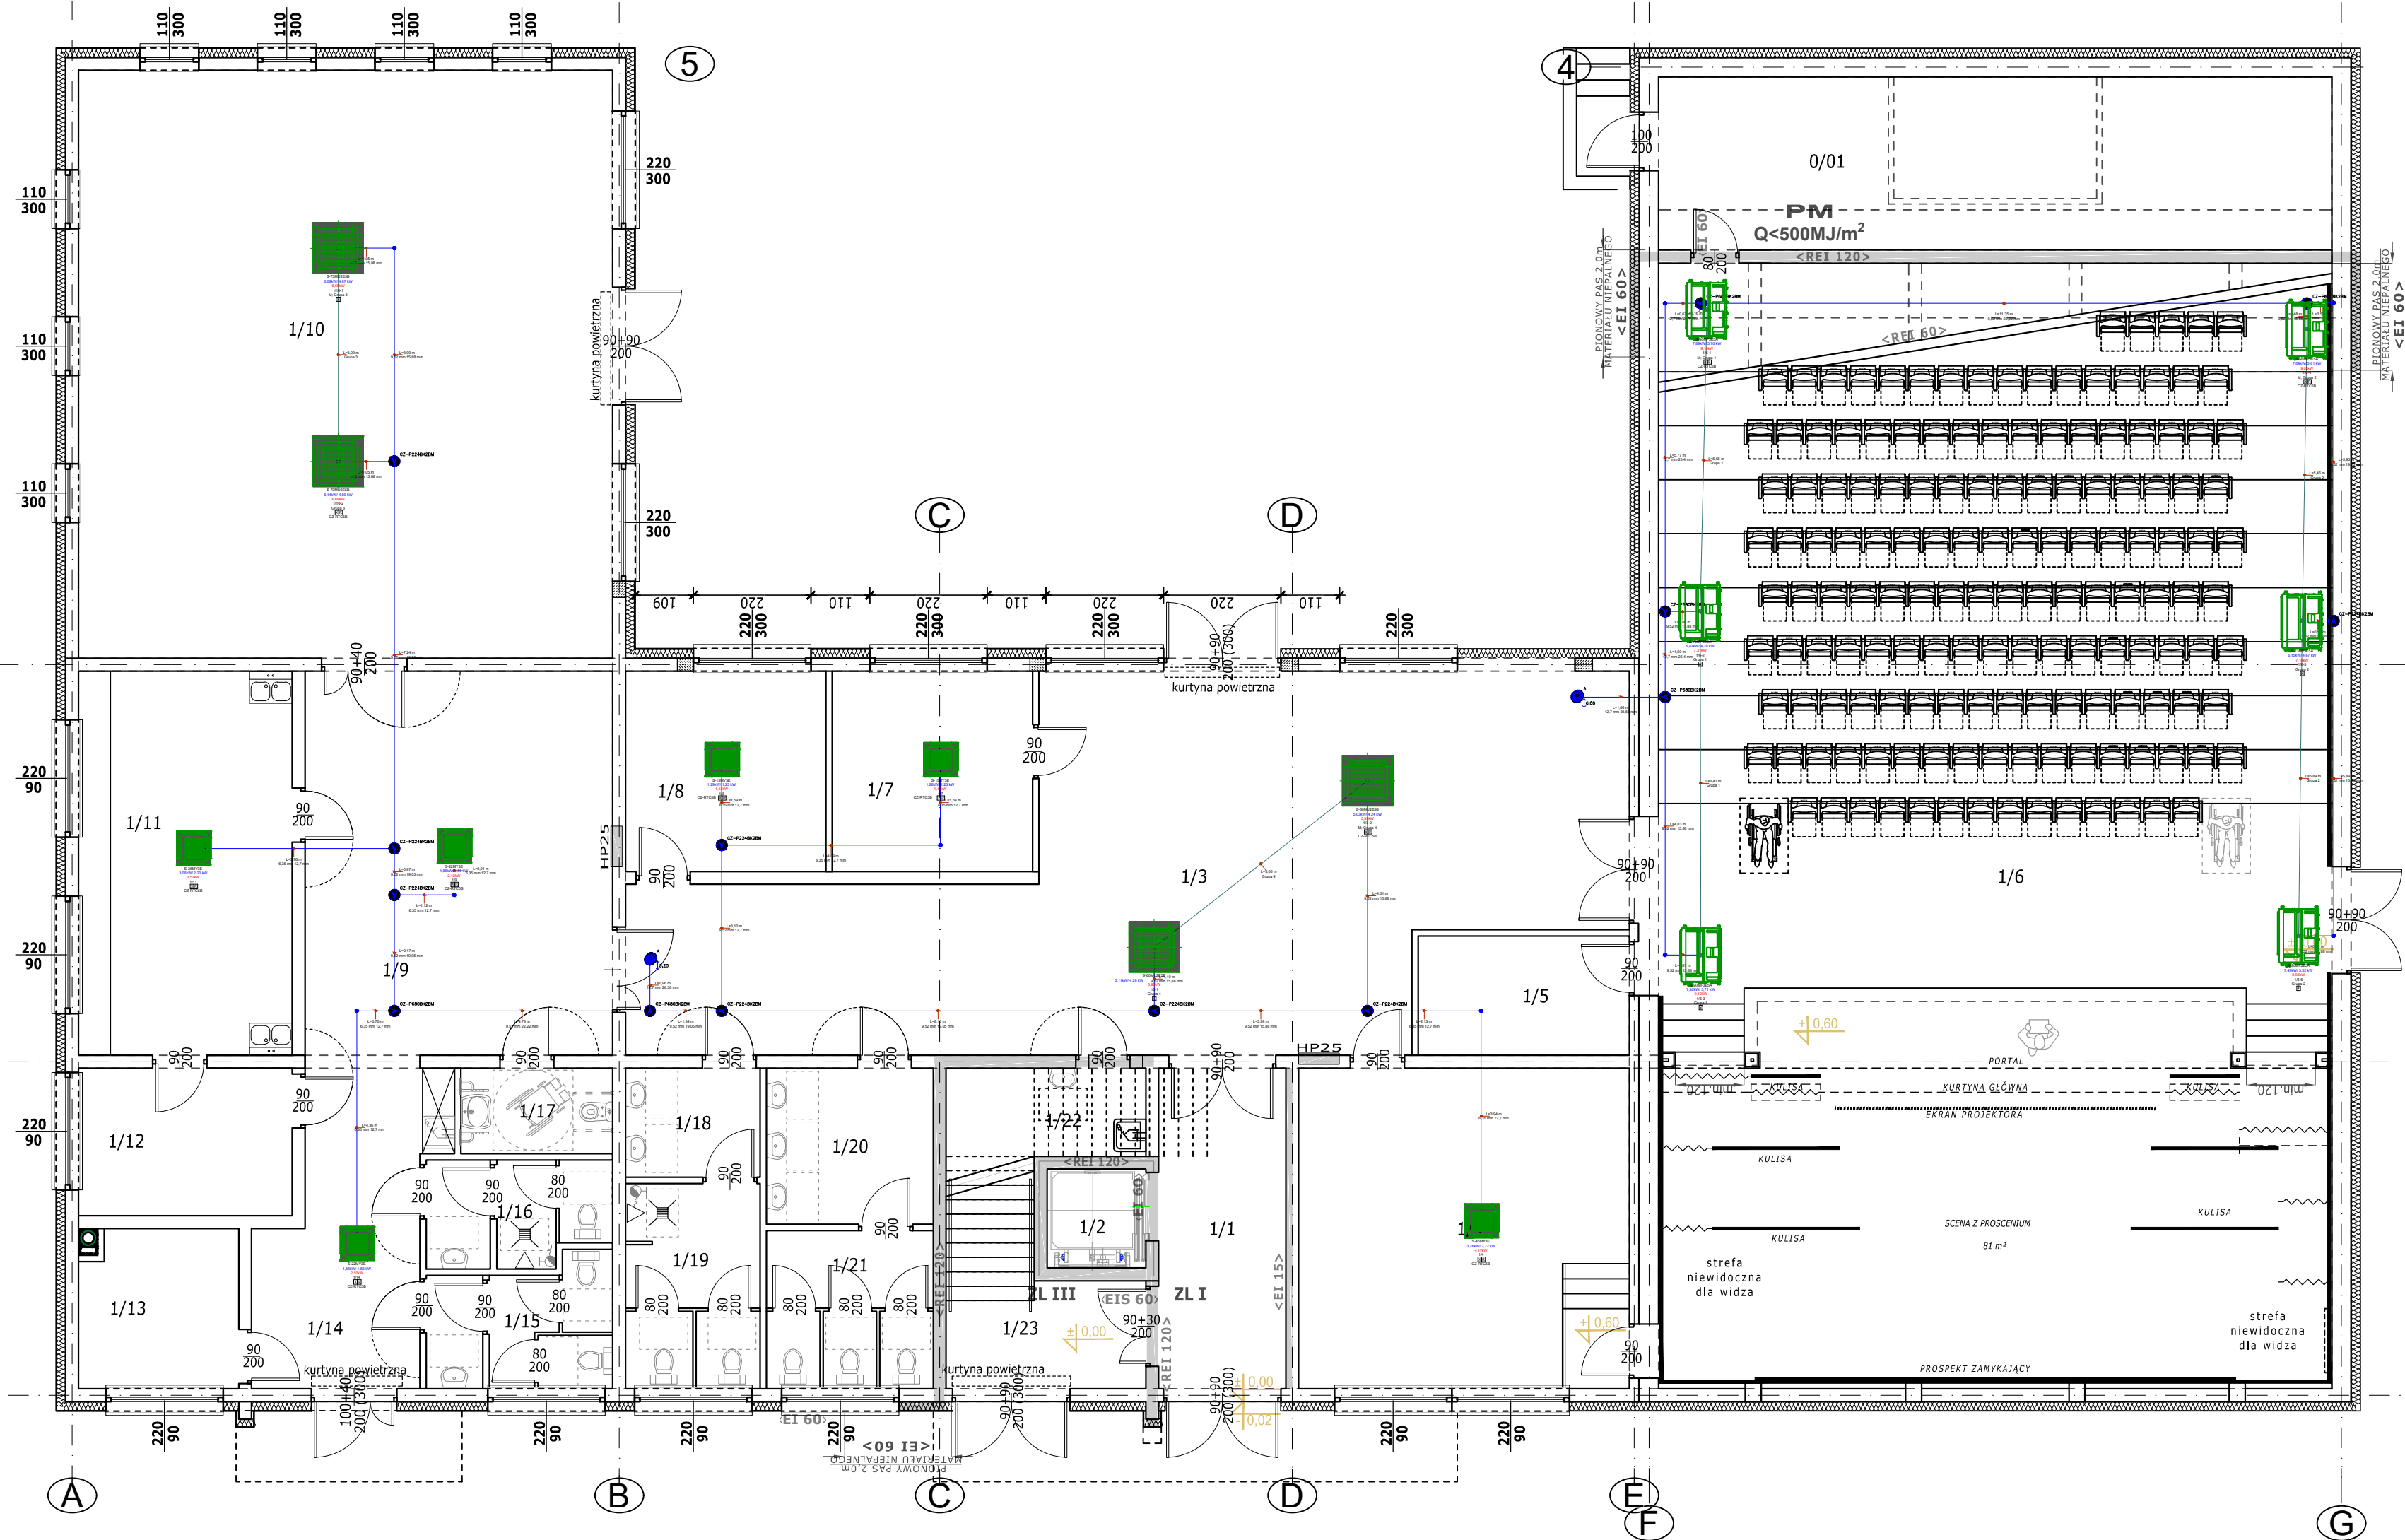

Nr	Nazwa pomieszczenia	Powierzchnia	Posadzka	Wysokość
0/01	SUTERENA - POMIESZCZENIE GOSPODARCZE	40,82 m ²	szlichta cem.	2,2m

ZESTAWIENIE POMIESZCZEŃ PARTERU				
Nr	Nazwa pomieszczenia	Powierzchnia	Posadzka	Wysokość
1/1	KOMUNIKACJA	14,28 m ²	gres	3,30m (3,78m)
1/2	DŹWIG OSOBOWY (kabina)	2,16 m ²	wykładzina PCV	2,50m
1/3	FOYER	94,65 m ²	gres	3,30m (3,78m)
1/4	ZAPLECZE SCENY	37,14 m ²	gres	3,30m (3,78m)
1/5	ZAPLECZE SALI WIDOWISKOWEJ	8,81 m ²	gres	3,30m (3,78m)
1/6	SALA WIDOWISKOWA	309,33 m ²	wg technologii	zmienna
1/7	POKÓJ BIUROWY	14,06 m ²	gres	3,30m (3,78m)
1/8	POKÓJ BIUROWY	14,06 m ²	gres	3,30m (3,78m)
1/9	FOYER	16,42 m ²	gres	3,30m (3,78m)
1/10	SALA SPOTKAŃ	110,00 m ²	gres	3,30m (3,78m)
1/11	ANEKS KUCHENNY	28,76 m ²	gres	3,30m (3,78m)
1/12	MAGAZYN	11,04 m ²	gres	3,30m (3,78m)
1/13	KOTŁOWNIA	9,00 m ²	gres	3,30m (3,78m)
1/14	KOMUNIKACJA	16,42 m ²	gres	3,30m (3,78m)
1/15	W.C. DAMSKIE	7,86 m ²	gres	3,30m (3,78m)
1/16	W.C. MĘSKIE	6,60 m ²	gres	3,30m (3,78m)
1/17	W.C. NIEPEŁNOSPRAWNCH	4,54 m ²	gres	3,30m (3,78m)
1/18	PRZEDSIONEK W.C.	5,15 m ²	gres	3,30m (3,78m)
1/19	W.C. MĘSKIE	9,66 m ²	gres	3,30m (3,78m)
1/20	PRZEDSIONEK W.C.	9,12 m ²	gres	3,30m (3,78m)
1/21	W.C. DAMSKIE	9,23 m ²	gres	3,30m (3,78m)
1/22	POM. PORZĄDKOWE	3,00 m ²	gres	3,30m (3,78m)
1/23	KOMUNIKACJA	14,12 m ²	gres	3,30m (3,78m)
Suma powierzchni		741,29 m ²		

NAZWA ZAMIERZENIA BUDOWLANEGO: BUDOWA BUDYNKU GMINNEGO CENTRUM KULTURY , ZBIORNIKA NA ŚCIEKI sanitarne o poj.10m ³ , ZBIORNIKA NA WODY OPADOWE o poj.10m ³ , 44 MIEJSC POSTOJOWYCH Z DOJAZDEM O UTWARDZONEJ NAWIERZCHNI				
ADRES: Świdry , gm. Łuków, nr ewid. działek 417/2, 417/4, 418/2, 418/4 Jedn.ewid.: 061105_2-gmina Łuków, Obręb: 0030 Świdry				
TYTUŁ: INSTALACJA KLIMATYZACJI (PARTER)		SKALA: 1:100	NUMER: S-11	
PROJEKTANT	NR UPRAWNIEN	SPECJALNOŚĆ	DATA	PODPIS
MIROSLAWA KOBYLIŃSKA	278/Lb/99	inst. sanitarne	11 / 2025	
SPRAWDZAJĄCY				
ŁUKASZ BORKOWSKI	LUB/0061/PWBS/17	inst. sanitarne	11 / 2025	




ZESTAWIENIE POMIESZCZEŃ PIĘTRA				
Nr	Nazwa pomieszczenia	Powierzchnia	Posadzka	Wysokość
2/1	KOMUNIKACJA	52,51 m ²	gres	
2/2	POM. TECHNCZNE (MASZYNOWNIA DŹWIGU)	4,89 m ²	gres	3,0m (3,43m)
2/3	POM. SOCJALNE	9,27 m ²	gres	3,0m (3,43m)
2/4	POM. BIUROWE	11,38 m ²	gres	3,0m (3,43m)
2/5	POM. BIUROWE	22,21 m ²	gres	3,0m (3,43m)
2/6	BIBLIOTEKA	64,32 m ²	gres	3,0m (3,43m)
2/7	CZYTEL尼亚	39,29 m ²	gres	3,0m (3,43m)
2/8	POM. PORZĄDKOWE	2,16 m ²	gres	3,0m (3,43m)
2/9	SALA WARSZTATOWA	68,47 m ²	gres	3,0m (3,43m)
2/10	MAGAZYN PODRĘCZNY	7,13 m ²	gres	3,0m (3,43m)
2/11	POM. BIUROWE	16,16 m ²	gres	3,0m (3,43m)
2/12	POM. BIUROWE	23,55 m ²	gres	3,0m (3,43m)
2/13	POM. DO KARMIENTA I PRZEWIJANIA DZIECI	8,76 m ²	gres	3,0m (3,43m)
2/14	PRZEDSIÓNEK W.C.	4,41 m ²	gres	3,0m (3,43m)
2/15	W.C. MĘSKIE	9,35 m ²	gres	3,0m (3,43m)
2/16	W.C. NIEPEŁNOSPRAWNCH	4,53 m ²	gres	3,0m (3,43m)
2/17	PRZEDSIÓNEK W.C.	5,35 m ²	gres	3,0m (3,43m)
2/18	W.C. DAMSKIE	9,23 m ²	gres	3,0m (3,43m)
Suma powierzchni		362,96 m ²		

NAZWA ZAMIERZENIA BUDOWLANEGO: BUDOWA BUDYNKU GMINNEGO CENTRUM KULTURY , ZBIORNIKA NA ŚCIEKI sanitarne o poj.10m ³ , ZBIORNIKA NA WODY OPADOWE o poj.10m ³ , 44 MIEJSC POSTOJOWYCH Z DOJAZDEM O UTWARDZONEJ NAWIERZCHNI				
ADRES: Świdry , gm. Łuków, nr ewid. działek 417/2, 417/4, 418/2, 418/4 Jedn.ewid.: 061105_2-gmina Łuków, Obręb: 0030 Świdry				
TYTUŁ: INSTALACJA KLIMATYZACJI (PIĘTRO)			SKALA: 1:100	NUMER: S-12
PROJEKTANT	NR UPRAWNIEN	SPECJALNOŚĆ	DATA	PODPIS
MIROSLAWA KOBYLIŃSKA	278/Lb/99	inst. sanitarne	11 / 2025	
SPRAWDZAJĄCY				
ŁUKASZ BORKOWSKI	LUB/0061/PWBS/17	inst. sanitarne	11 / 2025	

Współczynnik wydajności 121,2 %
Dodatkowe napelnienie 21,59 kg
Skorygowana moc ch??odnicza 69,88 kW

Model	Typ	Kod	Ilo??Å?
CZ-P680PH2BM	Tr?Ijnik	22	1
CZ-P1350BK2BM	Tr?Ijnik	26	1
CZ-P680BK2BM	Tr?Ijnik	25	4
CZ-P224BK2BM	Tr?Ijnik	24	17
12,7	Orurowanie	K, M, B, C	80,09 (m)
15,88	Orurowanie	w, E	42,62 (m)
19,05	Orurowanie	G	20,16 (m)
22,22	Orurowanie	J	6,33 (m)
25,4	Orurowanie	K	4,88 (m)
28,58	Orurowanie	w, M	7,92 (m)
6,35	Orurowanie	B, Rura olejowa	66,70 (m)
9,52	Orurowanie	J, G, E, C	73,81 (m)
Dodatkowe nape??nienie R410A	Dodatkowe nape??nienie R410A		21,59 kg
U-12ME2E8	Jednostka zewnÅ?trzna		2
S-22MY3E	Kasetonowy 4-kierunkowy 60x60 (MY3)		2
CZ-KPY4	Panel		1
CZ-RTC5B	Sterownik zdalny ðe? programator (przewodowy)		1
CZ-KPY4	Panel		1
CZ-RTC5B	Sterownik zdalny ðe? programator (przewodowy)		1
S-36MY3E	Kasetonowy 4-kierunkowy 60x60 (MY3)		6
CZ-KPY4	Panel		1
CZ-RTC5B	Sterownik zdalny ðe? programator (przewodowy)		1
S-73MU2E5B	Kasetonowy 4-kierunkowy 90x90 (MU2)		2
CZ-KPU3	Panel		1
CZ-RTC5B	Sterownik zdalny ðe? programator (przewodowy)		1
CZ-KPU3	Panel		1
S-60MU2E5B	Kasetonowy 4-kierunkowy 90x90 (MU2)		2
CZ-KPU3	Panel		1
CZ-KPU3	Panel		1
CZ-RTC5B	Sterownik zdalny ðe? programator (przewodowy)		1
S-45MY3E	Kasetonowy 4-kierunkowy 60x60 (MY3)		4
CZ-KPY4	Panel		1
CZ-RTC5B	Sterownik zdalny ðe? programator (przewodowy)		1
S-15MY3E	Kasetonowy 4-kierunkowy 60x60 (MY3)		6
CZ-KPY4	Panel		1
CZ-RTC5B	Sterownik zdalny ðe? programator (przewodowy)		1
CZ-KPY4	Panel		1
CZ-RTC5B	Sterownik zdalny ðe? programator (przewodowy)		1
CZ-KPY4	Panel		1
CZ-RTC5B	Sterownik zdalny ðe? programator (przewodowy)		1
CZ-KPY4	Panel		1
CZ-RTC5B	Sterownik zdalny ðe? programator (przewodowy)		1
S-28MY3E	Kasetonowy 4-kierunkowy 60x60 (MY3)		1
CZ-KPY4	Panel		1
CZ-RTC5B	Sterownik zdalny ðe? programator (przewodowy)		1
CZ-KPY4	Panel		1
CZ-RTC5B	Sterownik zdalny ðe? programator (przewodowy)		1
CZ-KPY4	Panel		1
CZ-RTC5B	Sterownik zdalny ðe? programator (przewodowy)		1
CZ-KPY4	Panel		1
CZ-RTC5B	Sterownik zdalny ðe? programator (przewodowy)		1
CZ-KPY4	Panel		1
CZ-RTC5B	Sterownik zdalny ðe? programator (przewodowy)		1
CZ-KPY4	Panel		1
CZ-RTC5B	Sterownik zdalny ðe? programator (przewodowy)		1
CZ-KPY4	Panel		1

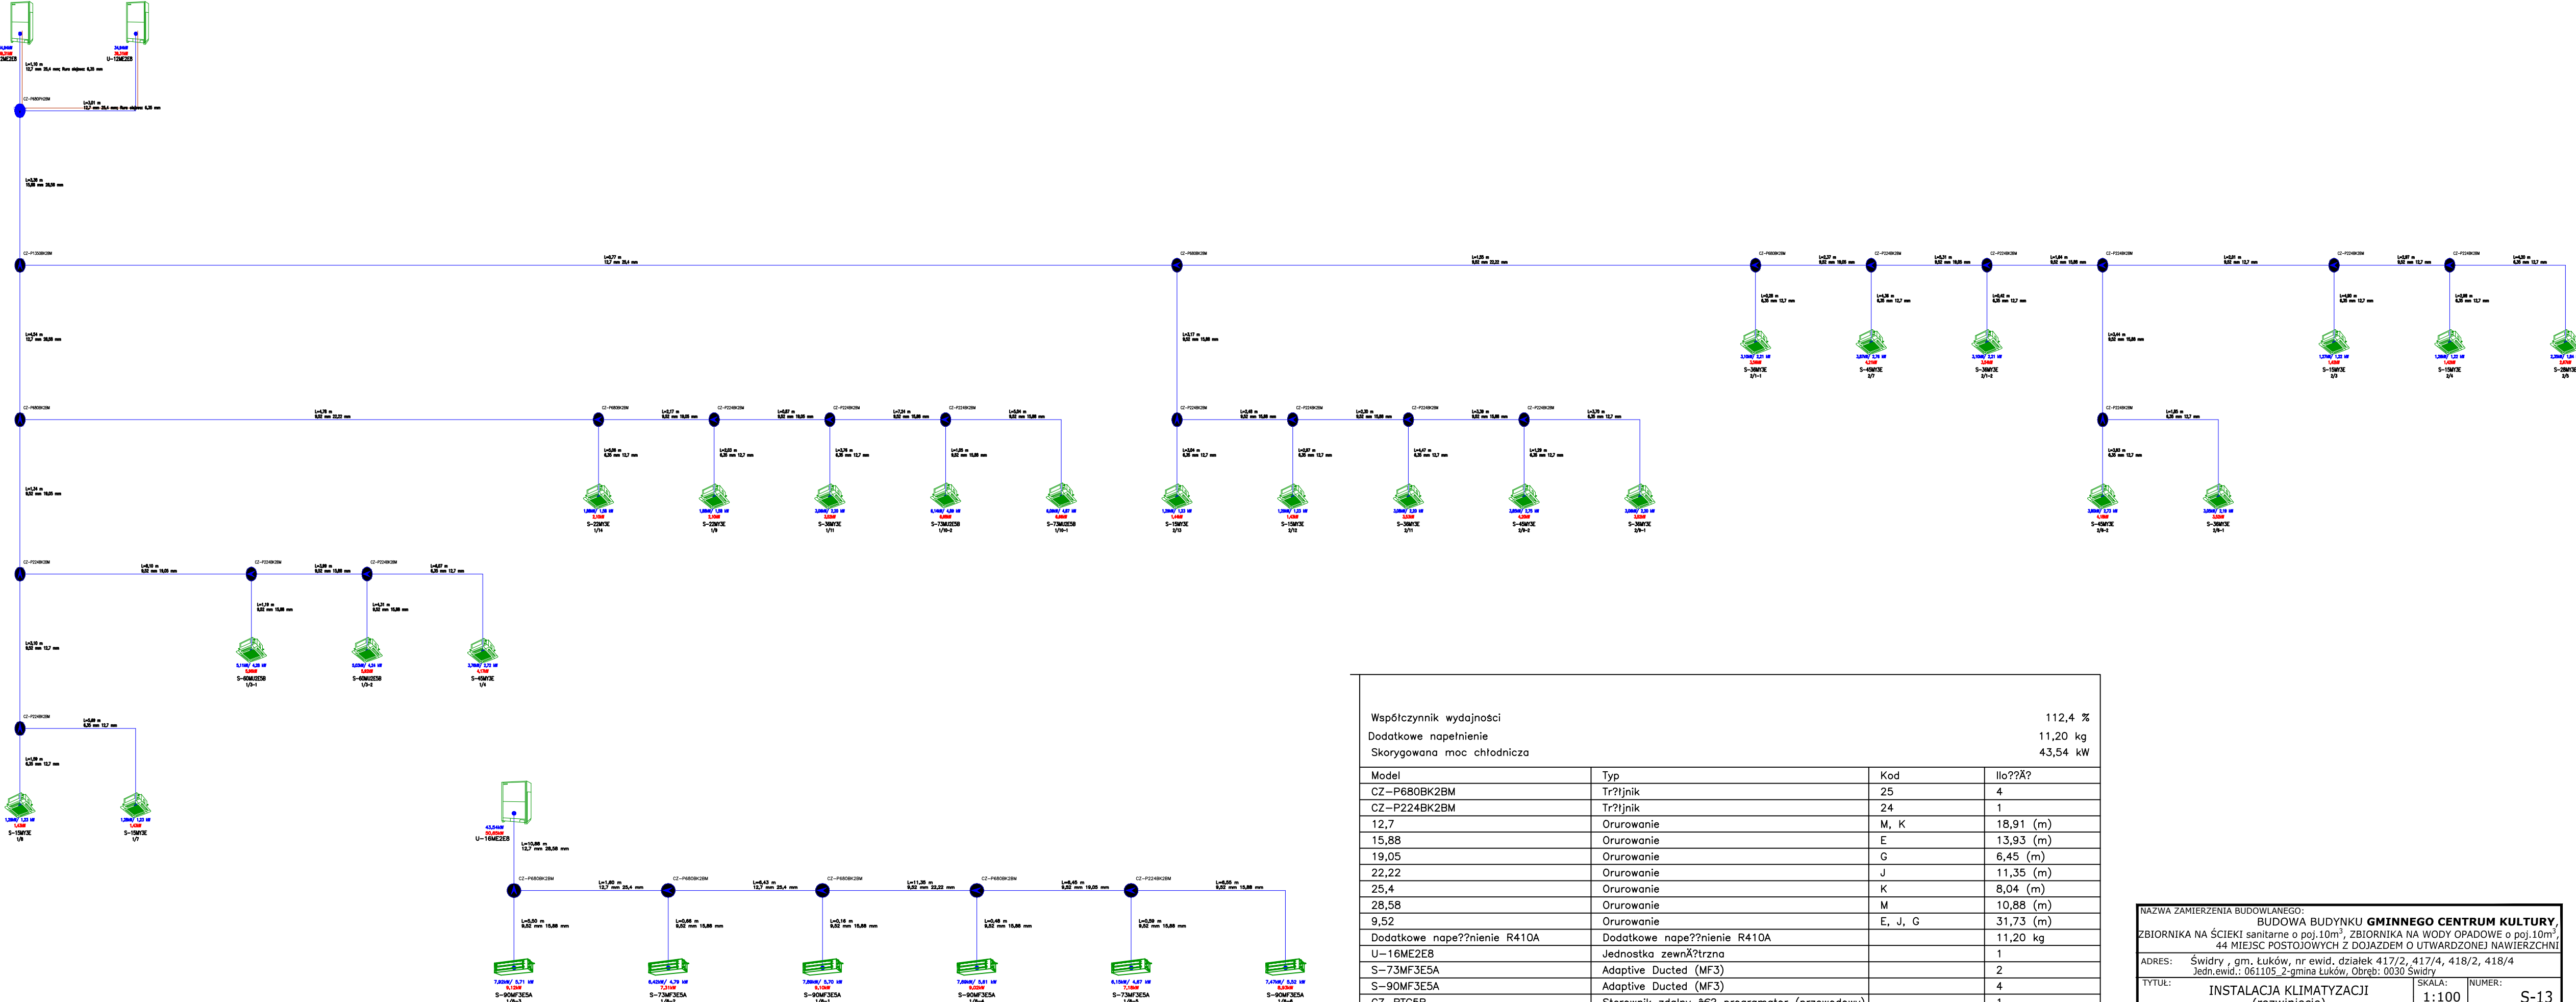

Współczynnik wydajności	112,4 %		
Dodatkowe napełnienie	11,20 kg		
Skorygowana moc chłodnicza	43,54 kW		
Model	Typ	Kod	Ilość?
CZ-P680BK2BM	Trójnik	25	4
CZ-P224BK2BM	Trójnik	24	1
12,7	Orurowanie	M, K	18,91 (m)
15,88	Orurowanie	E	13,93 (m)
19,05	Orurowanie	G	6,45 (m)
22,22	Orurowanie	J	11,35 (m)
25,4	Orurowanie	K	8,04 (m)
28,58	Orurowanie	M	10,88 (m)
9,52	Orurowanie	E, J, G	31,73 (m)
Dodatkowe napełnienie R410A	Dodatkowe napełnienie R410A		11,20 kg
U-16ME2E8	Jednostka zewnętrzna		1
S-73MF3E5A	Adaptive Ducted (MF3)		2
S-90MF3E5A	Adaptive Ducted (MF3)		4
CZ-RTC5B	Sterownik zdalny 8E? programator (przewodowy)		1
CZ-RTC5B	Sterownik zdalny 8E? programator (przewodowy)		1

NAZWA ZAMIERZENIA BUDOWLANEGO: BUDOWA BUDYNKU GMINNEGO CENTRUM KULTURY , ZBIORNIKA NA ŚCIEKI sanitarne o poj.10m³, ZBIORNIKA NA WODY OPADOWE o poj.10m³, 44 MIEJSC POSTOJOWYCH Z DOJAZDEM O UTWARDZONEJ NAWIERZCHNI				
ADRES: Świdry , gm. Łuków, nr ewid. działek 417/2, 417/4, 418/2, 418/4 Jedn.ewid.: 061105_2-gmina Łuków, Obręb: 0030 Świdry				
TYTUŁ: INSTALACJA KLIMATYZACJI (rozwinięcie)		SKALA: 1:100	NUMER: S-13	
PROJEKTANT	NR UPRAWNIEN	SPECJALNOŚĆ	DATA	PODPIS
MIROSLAWA KOBYLIŃSKA	278/Lb/99	inst. sanitarne	11 / 2025	
SPRAWDZAJĄCY				
ŁUKASZ BORKOWSKI	LUB/0061/PWBS/17	inst. sanitarne	11 / 2025	